

LLEGGENDA

LLEGGENDA SECTORITZACIÓ I EVACUACIÓ D'INCENDIS

- RECORREGUTS D'EVACUACIÓ
- RECORREGUTS D'EVACUACIÓ ALTERNATIU
- ORIGEN I DISTÀNCIA D'EVACUACIÓ
- SECTOR D'INCENDIS
- ESCALA D'EVACUACIÓ
 - AMPLADA
 - EVACUACIÓ PREVISTA
 - EVACUACIÓ MÀXIMA
- TIPUS (N: NORMAL, P:PROTEGIDA, EP: ESPECIALMENT PROTEGIDA, EXT: EXTERIOR)
- SENTIT (ASCENDENT/DESCENDENT)
- SORTIDA D'EVACUACIÓ
 - AMPLADA
 - EVACUACIÓ PREVISTA
 - EVACUACIÓ MÀXIMA

PROPAGACIÓ EXTERIOR

FAÇANES ENFRONTADES

FAÇANES A 45°

FAÇANES A 60°

FAÇANES A 90°

FAÇANES A 135°

FAÇANES A 180°

UNIO FORJAT/FAÇANA

UNIO FORJAT/FAÇANA AMB VOLADUR

1:300

A3 MEITAT D'ESCALA

AUTOR DEL PROJECTE: ENGINYERIA

PINE ARQ

PINEARQ S.L.P. Albert de Pineda i Alvarez, arq.

SC enginyeria

SC ENGINYERIA S.L. José Serra Capmany, Eng. Ind.

SJD Sant Joan de Déu

Barcelona · Hospital


PROJECTE: PROJECTE BÀSIC (FASE 2) PEDIÀTRIC CANCER CENTER BARCELONA (ANTIC EDIFICI DOCENT)

EM	REV	DATA	DESCRIPCIÓ

TÍTOL: PLANOL PROTECCIÓ CONTRA INCENDIS SECTORITZACIÓ I VIES D'EVACUACIÓ PLANTA PRIMERA (AMPLIACIÓ)

No PROJECTE	DATA	DISCIPLINA	Nº PLANOL	EM
1491-PE	04/2021	INS	I-01.08	00

Document registrat al Col·legi Oficial d'Enginyers Industrials de Catalunya en data 04/05/2021, per José Serra Capmany (6296). Per validar la informació d'aquest document es pot accedir a: <http://www.collegienginyersindustrial.cat/verificacio>

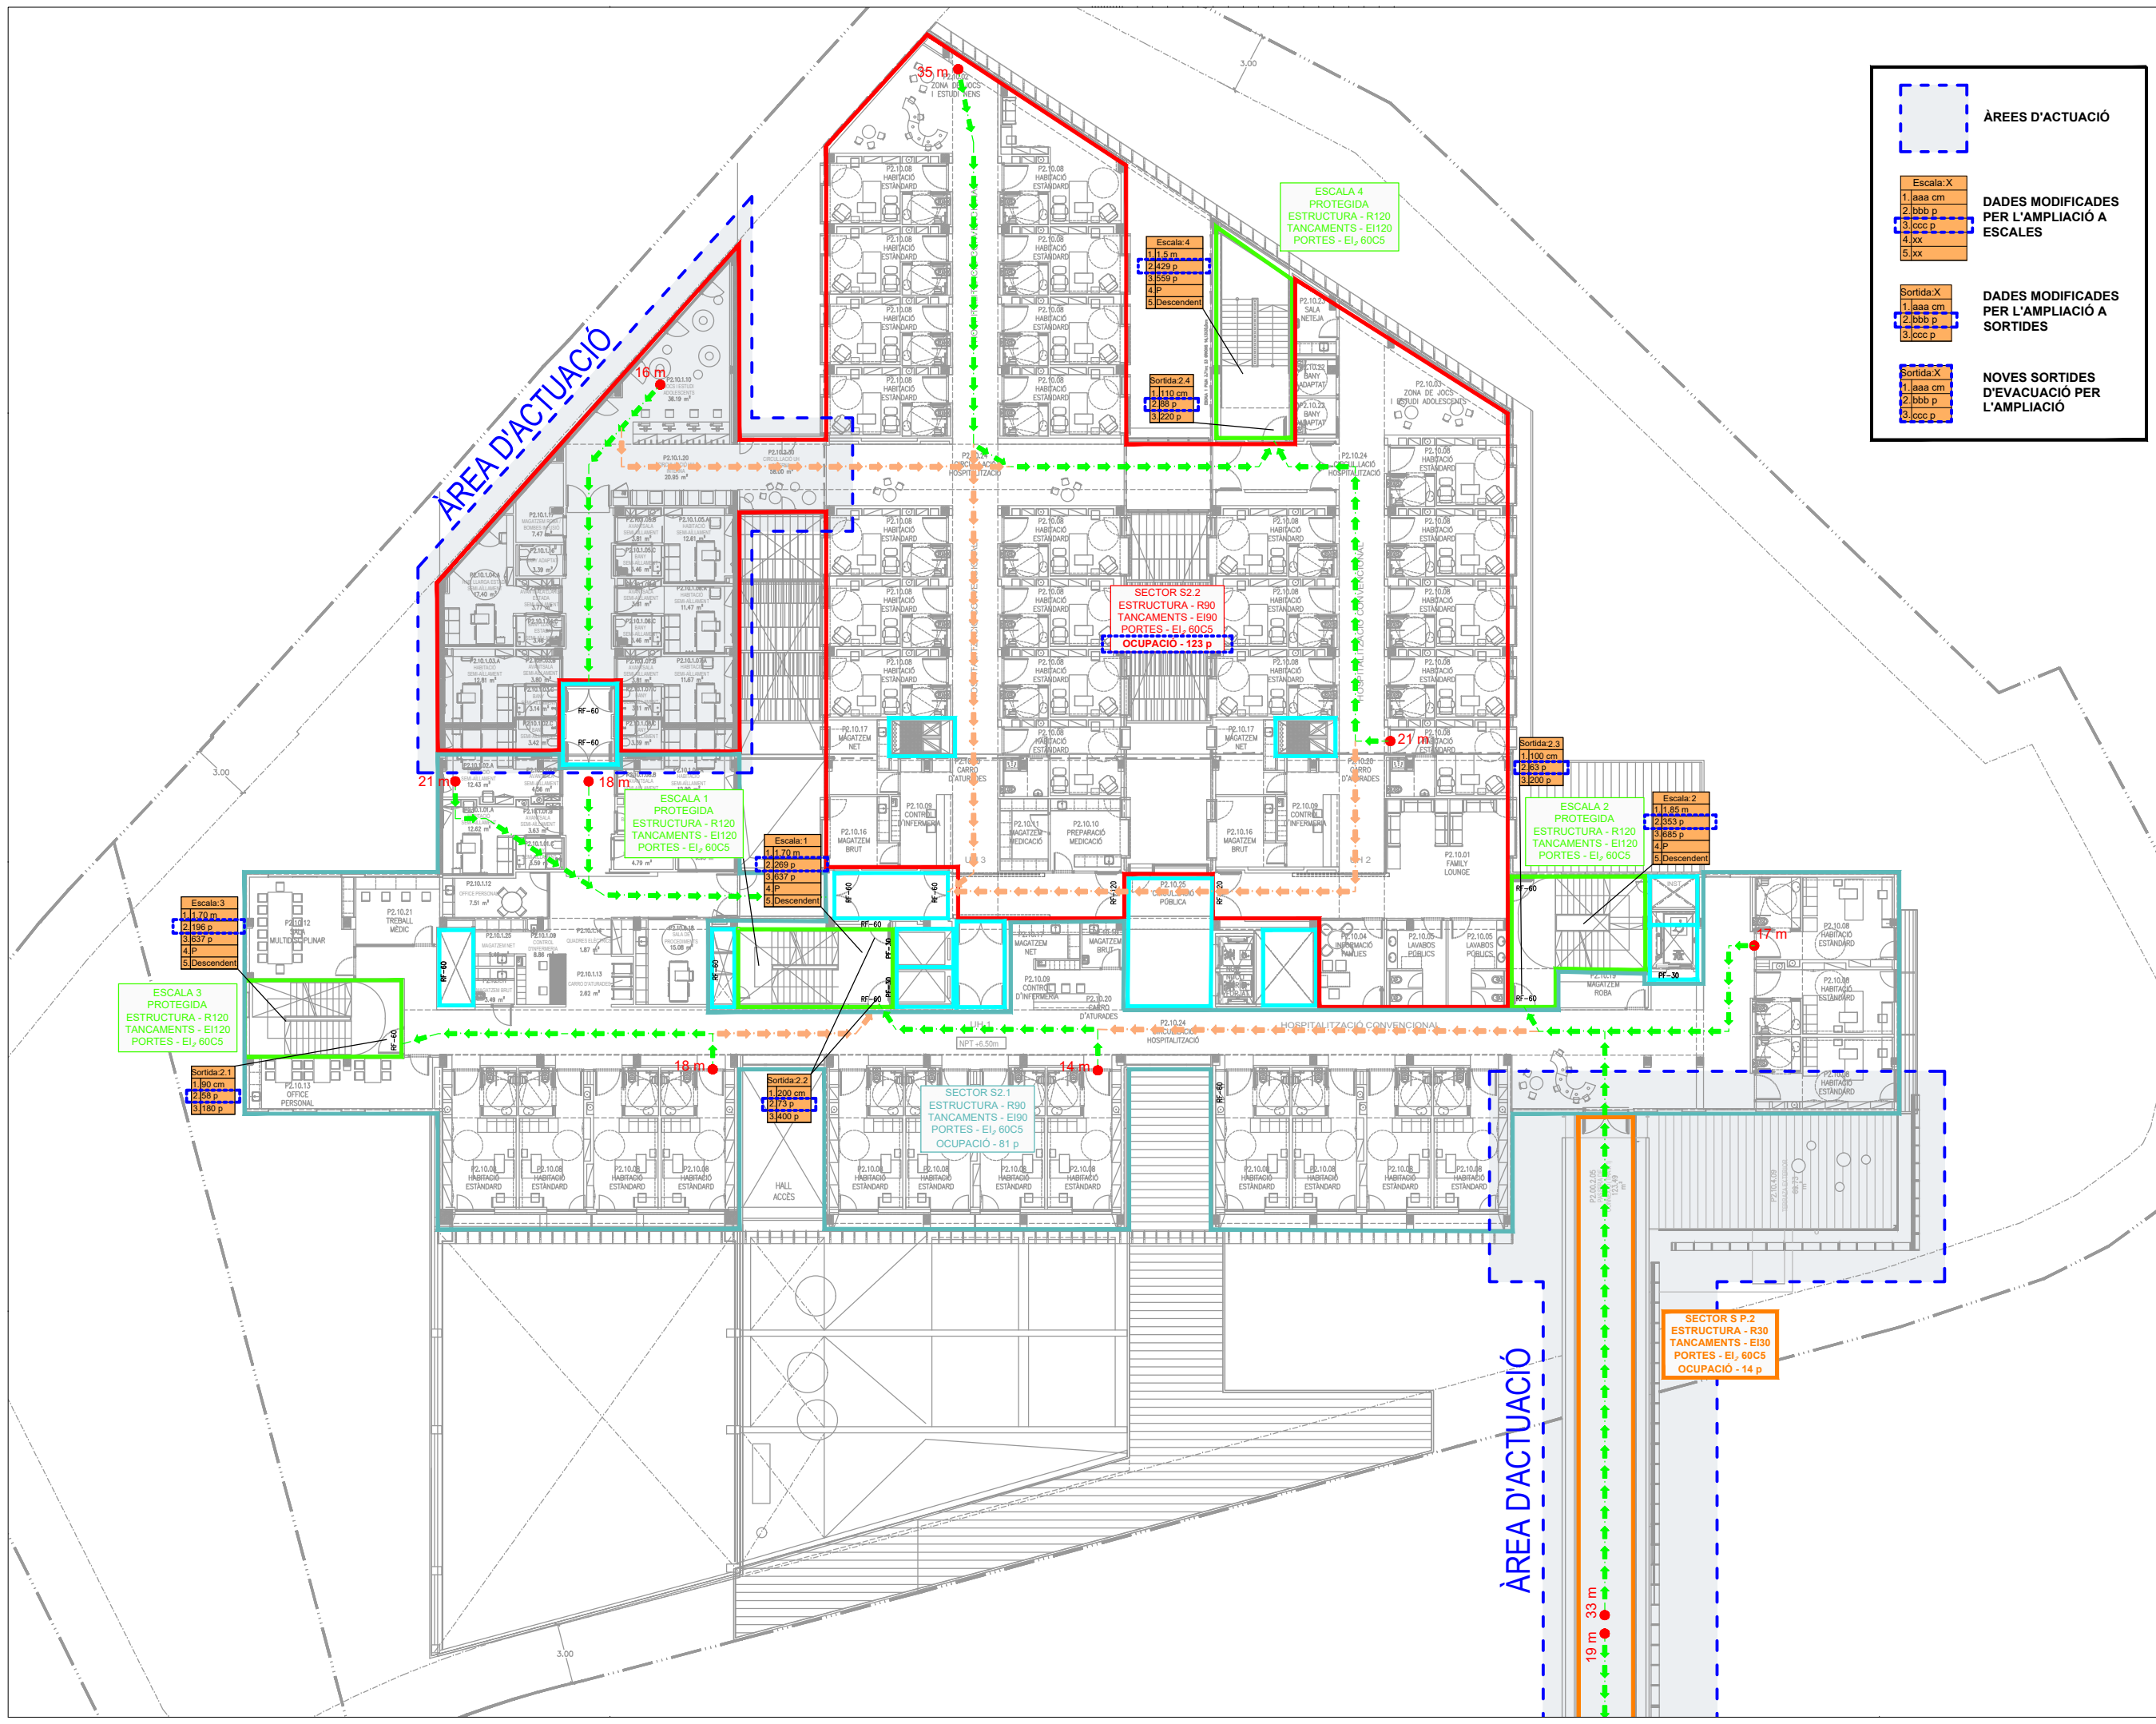

ÀREES D'ACTUACIÓ

DADES MODIFICADES PER L'AMPLIACIÓ A ESCALES

DADES MODIFICADES PER L'AMPLIACIÓ A SORTIDES

NOVES SORTIDES D'EVACUACIÓ PER L'AMPLIACIÓ

LLEGGENDA

LLEGGENDA SECTORITZACIÓ I EVACUACIÓ D'INCENDIS

RECORREGUTS D'EVACUACIÓ

RECORREGUTS D'EVACUACIÓ ALTERNATIVA

ORIGEN I DISTÀNCIA D'EVACUACIÓ

SECTOR D'INCENDIS



ESCALA D'EVACUACIÓ

SORTIDA D'EVACUACIÓ

TIPUS (N: NORMAL, P:PROTEGIDA, EP: ESPECIALMENT PROTEGIDA, EXT: EXTERIOR)

SENTIT (ASCENDENT/DESCENDENT)

PROPAGACIÓ EXTERIOR

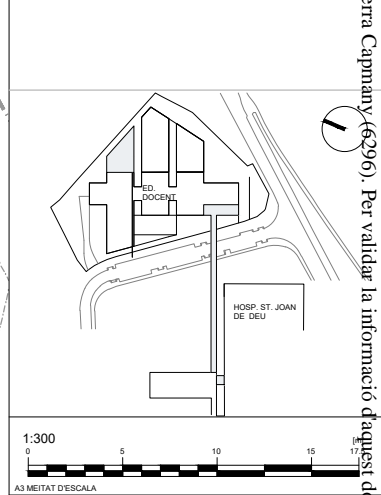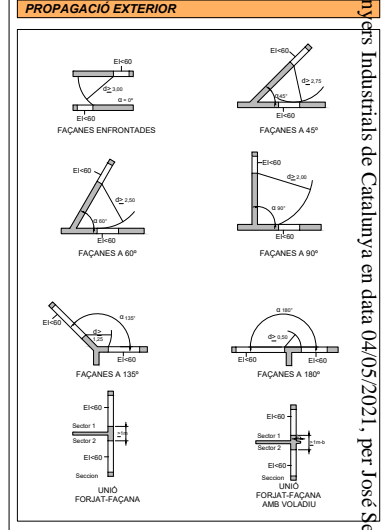

AUTOR DEL PROJECTE: ENGINYERIA

PINEARQ **SC enginyeria**

PINEARQ S.L.P. Albert de Pineda i Alvarez, arq. SC ENGINYERIA S.L. José Serra Capmany, Eng. Ind.

CLIENT: **SJD Sant Joan de Déu** Barcelona · Hospital

PROJECTE: PROJECTE BÀSIC (FASE 2) PEDIÀTRIC CANCER CENTER BARCELONA (ANTIC EDIFICI DOCENT)


EM	REV	DATA	DESCRIPCIÓ

TÍTOL: PLANOL

PROTECCIÓ CONTRA INCENDIS SECTORITZACIÓ I VIES D'EVACUACIÓ PLANTA SEGONA (AMPLIACIÓ)

No PROJECTE	DATA	DISCIPLINA	Nº PLANOL	EM
1491-PE	04/2021	INS	I-01.09	00

Document registrat al Col·legi Oficial d'Enginyers Industrials de Catalunya en data 04/05/2021, per José Serra Capmany (6296). Per validar la informació d'aquest document es pot accedir a: <http://www.collegienginyersindustrialscat.com>

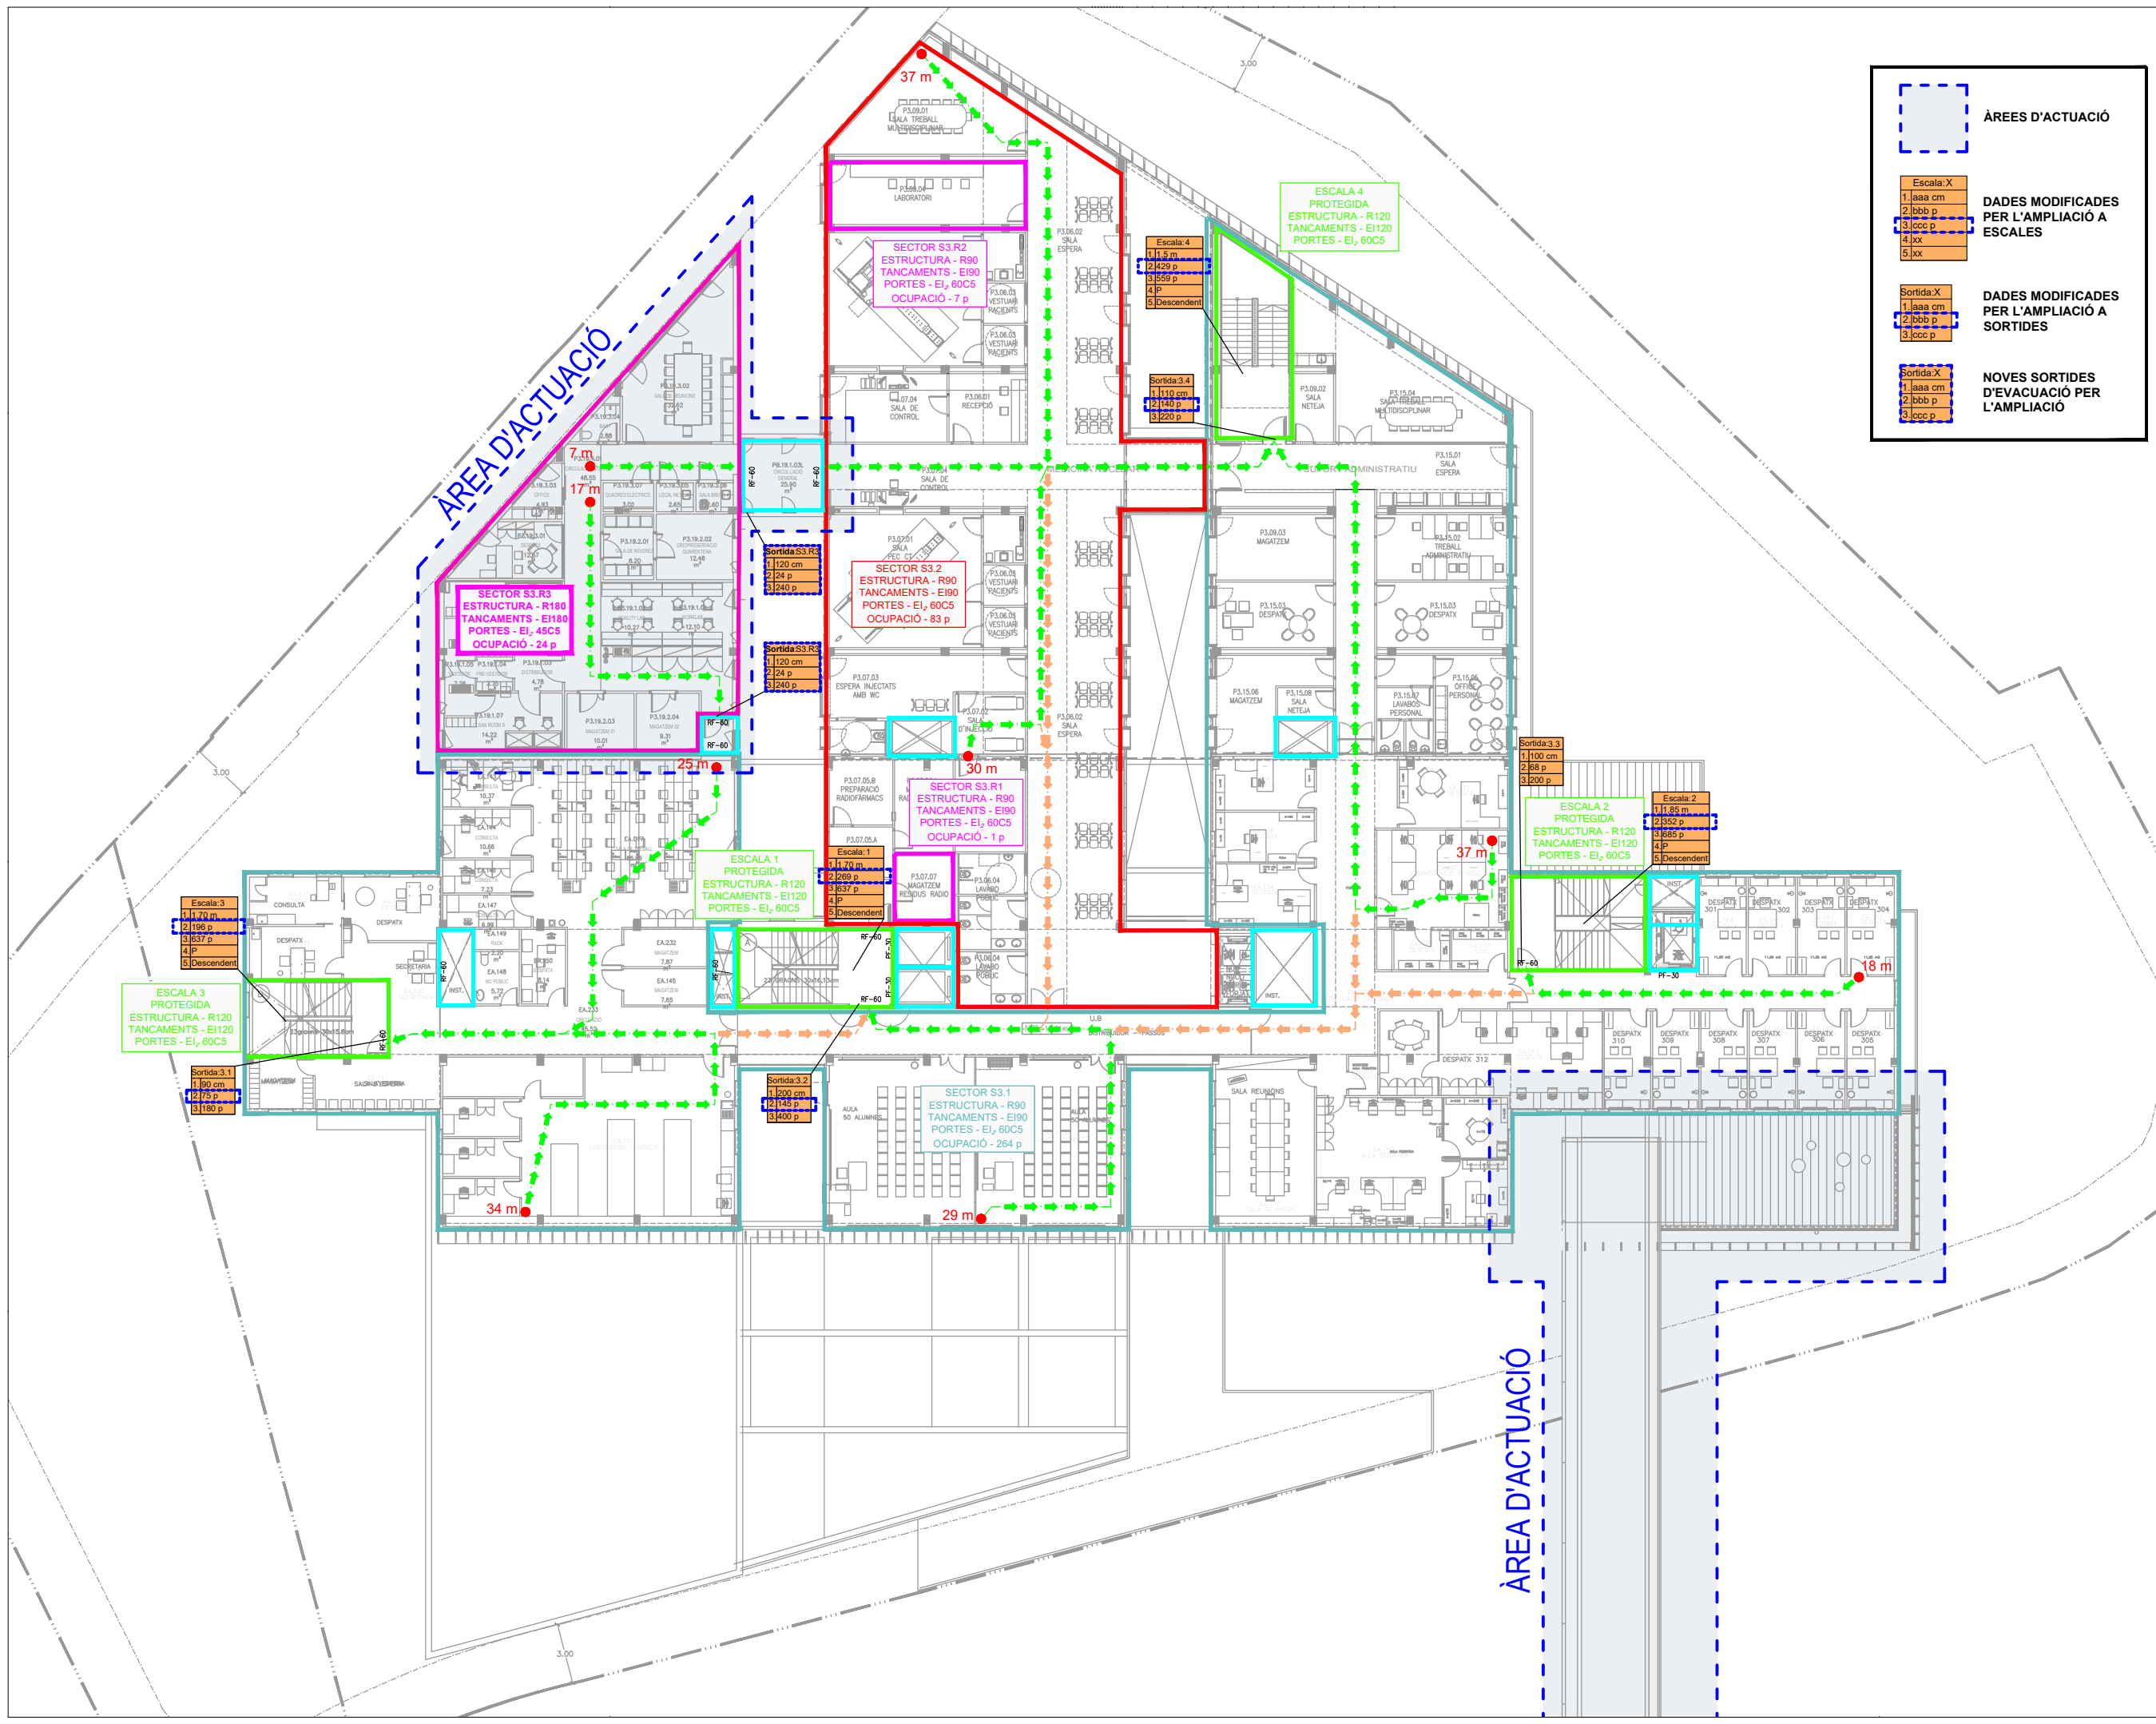

ÀREES D'ACTUACIÓ

DADES MODIFICADES PER L'AMPLIACIÓ A ESCALES

DADES MODIFICADES PER L'AMPLIACIÓ A SORTIDES

NOVES SORTIDES D'EVACUACIÓ PER L'AMPLIACIÓ

LEGGENDA

LLEGGENDA SECTORITZACIÓ I EVACUACIÓ D'INCENDIS

RECORREGUTS D'EVACUACIÓ

RECORREGUTS D'EVACUACIÓ ALTERNATIU

ORIGEN Y DISTANCIA D'EVACUACIÓ

SECTOR D'INCENDIS

ESCALA D'EVACUACIÓ

1. AMPLADA

2. EVACUACIÓ PREVISTA

3. EVACUACIÓ MÀXIMA

4. TIPUS (N: NORMAL, P:PROTEGIDA, EP: ESPECIALMENT PROTEGIDA, EXT: EXTERIOR)

5. SENTIT (ASCENDENT/DESCENDENT)

SORTIDA D'EVACUACIÓ

1. AMPLADA

2. EVACUACIÓ PREVISTA

3. EVACUACIÓ MÀXIMA

PROPAGACIÓ EXTERIOR

FAÇANES ENFRONTADES

FAÇANES A 45°

FAÇANES A 60°


FAÇANES A 90°

FAÇANES A 135°

FAÇANES A 180°

FORJAT-Façana

FORJAT-Façana amb Voladur

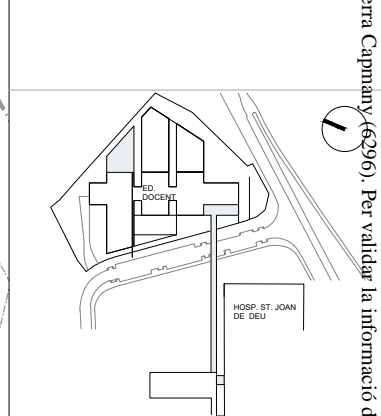

1:300

A3 MEITAT D'ESCALA

AUTOR DEL PROJECTE: ENGINYERIA

PINEARQ

SC enginyeria

PINEARQ S.L.P.
Albert de Pineda i Alvarez, arq.

SC ENGINYERIA S.L.
José Serra Capmany, Eng. Ind.


CLIENT

SJD Sant Joan de Déu

Barcelona · Hospital

PROJECTE: PROJECTE BÀSIC (FASE 2) PEDIÀTRIC CANCER CENTER BARCELONA (ANTIC EDIFICI DOCENT)

EM	REV	DATA	DESCRIPCIÓ	
TÍTOL: PLANOL				
PROTECCIÓ CONTRA INCENDIS SECTORITZACIÓ I VIES D'EVACUACIÓ PLANTA TERCERA (AMPLIACIÓ)				
No PROJECTE	DATA	DISCIPLINA	Nº PLANOL	EM
1491-PE	04/2021	INS	I-01.10	00

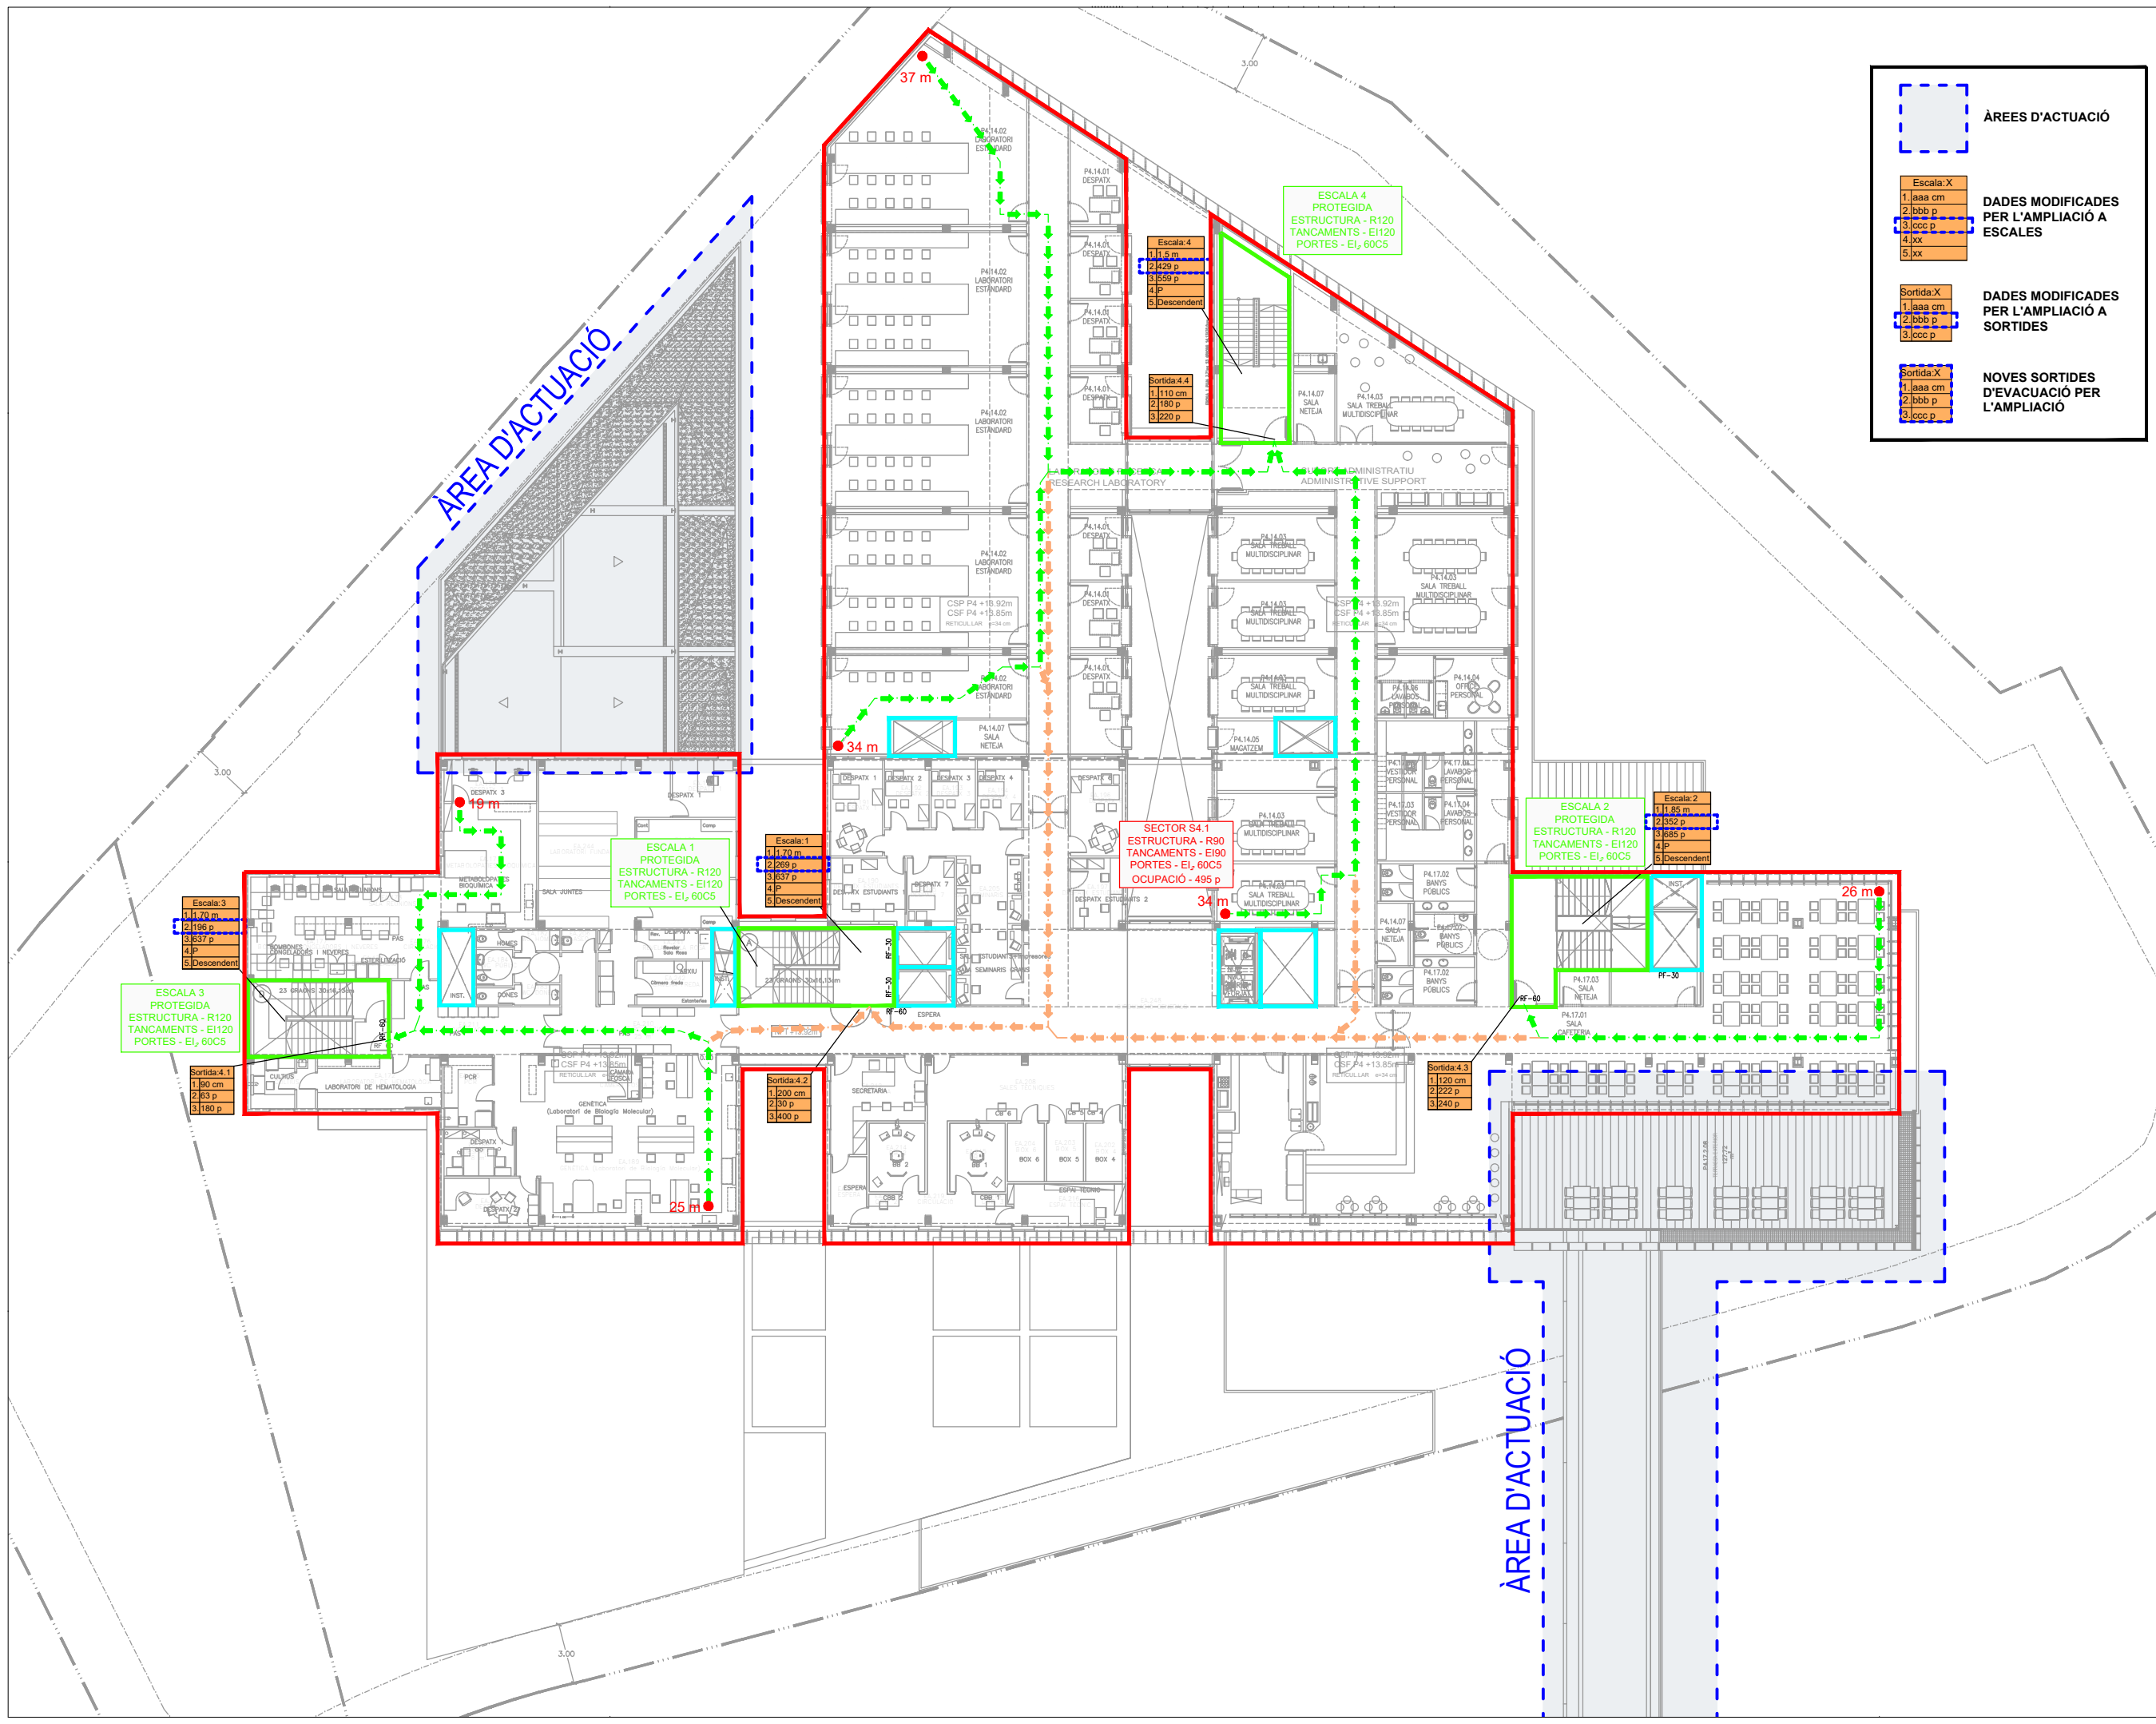

ÀREES D'ACTUACIÓ

DADES MODIFICADES PER L'AMPLIACIÓ A ESCALES

DADES MODIFICADES PER L'AMPLIACIÓ A SORTIDES

NOVES SORTIDES D'EVACUACIÓ PER L'AMPLIACIÓ

LEGENDA

LLEGENDA SECTORITZACIÓ I EVACUACIÓ D'INCENDIS

RECORREGUTS D'EVACUACIÓ

RECORREGUTS D'EVACUACIÓ ALTERNATIU

ORIGEN Y DISTANCIA D'EVACUACIÓ

SECTOR D'INCENDIS

ESCALA D'EVACUACIÓ

- AMPLADA
- EVACUACIÓ PREVISTA
- EVACUACIÓ MÀXIMA
- TIPUS (N: NORMAL, P:PROTEGIDA, EP: ESPECIALMENT PROTEGIDA, EXT: EXTERIOR)
- SENTIT (ASCENDENT/DESCENDENT)

SORTIDA D'EVACUACIÓ

- AMPLADA
- EVACUACIÓ PREVISTA
- EVACUACIÓ MÀXIMA

PROPAGACIÓ EXTERIOR

FAÇANES ENFRONTADES

FAÇANES A 45°

FAÇANES A 60°


FAÇANES A 90°

FAÇANES A 135°

FAÇANES A 180°

UNIO FORJAT/FAÇANA

UNIO FORJAT/FAÇANA AMB VOLADUR

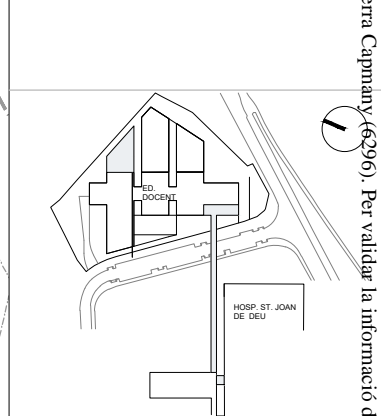

1:300

A3 MEITAT D'ESCALA

AUTOR DEL PROJECTE: ENGINYERIA

PINEARQ

SC enginyeria

PINEARQ S.L.P. Albert de Pineda i Alvarez, arq.

SC ENGINYERIA S.L. José Serra Capmany, Eng. Ind.

CLIENT

SJD Sant Joan de Déu

Barcelona · Hospital

PROJECTE: PROJECTE BÀSIC (FASE 2) PEDIÀTRIC CANCER CENTER BARCELONA (ANTIC EDIFICI DOCENT)


EM	REV	DATA	DESCRIPCIÓ	
TÍTOL: PLANOL				
PROTECCIÓ CONTRA INCENDIS SECTORITZACIÓ I VIES D'EVACUACIÓ PLANTA QUARTA (AMPLIACIÓ)				
No PROJECTE	DATA	DISCIPLINA	Nº PLANOL	EM
1491-PE	04/2021	INS	I-01.11	00




LLEGGENDA

LLEGGENDA CONTRA INCENDIS

-  SIRENA
-  POLSADOR D'ALARMA
-  MÀNEGA BIE-25
-  EXTINTOR
-  DETECTOR D'ÒPTIC FUMS

 ÀREES D'ACTUACIÓ

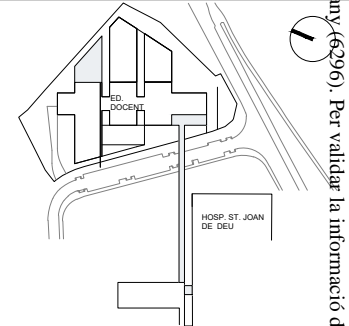

AUTOR DEL PROJECTE: ENGINYERIA



PINEARO S.L.P. Albert de Pineda i Alvarez, arq.
SC ENGINYERIA S.L. José Serra Capmany, Eng. Ind.

CLIENT: SJD Sant Joan de Déu Barcelona · Hospital


PROJECTE: PROJECTE BÀSIC (FASE 2) PEDIÀTRIC CANCER CENTER BARCELONA (ANTIC EDIFICI DOCENT)

EM	REV	DATA	DESCRIPCIÓ

TÍTOL PLANOL: PROTECCIÓ CONTRA INCENDIS INSTAL·LACIÓ CONTRA INCENDIS PLANTA PRIMERA (AMPLIACIÓ)

No PROJECTE	DATA	DISCIPLINA	Nº PLANOL	EM
1491-PE	04/2021	INS	I-02.02	00

Document registrat al Col·legi Oficial d'Enginyers Industrials de Catalunya en data 04/05/2021, per José Serra Capmany (6296). Per validar la informació d'aquest document es pot accedir a: <http://www.collegienginyersindustrial.cat>

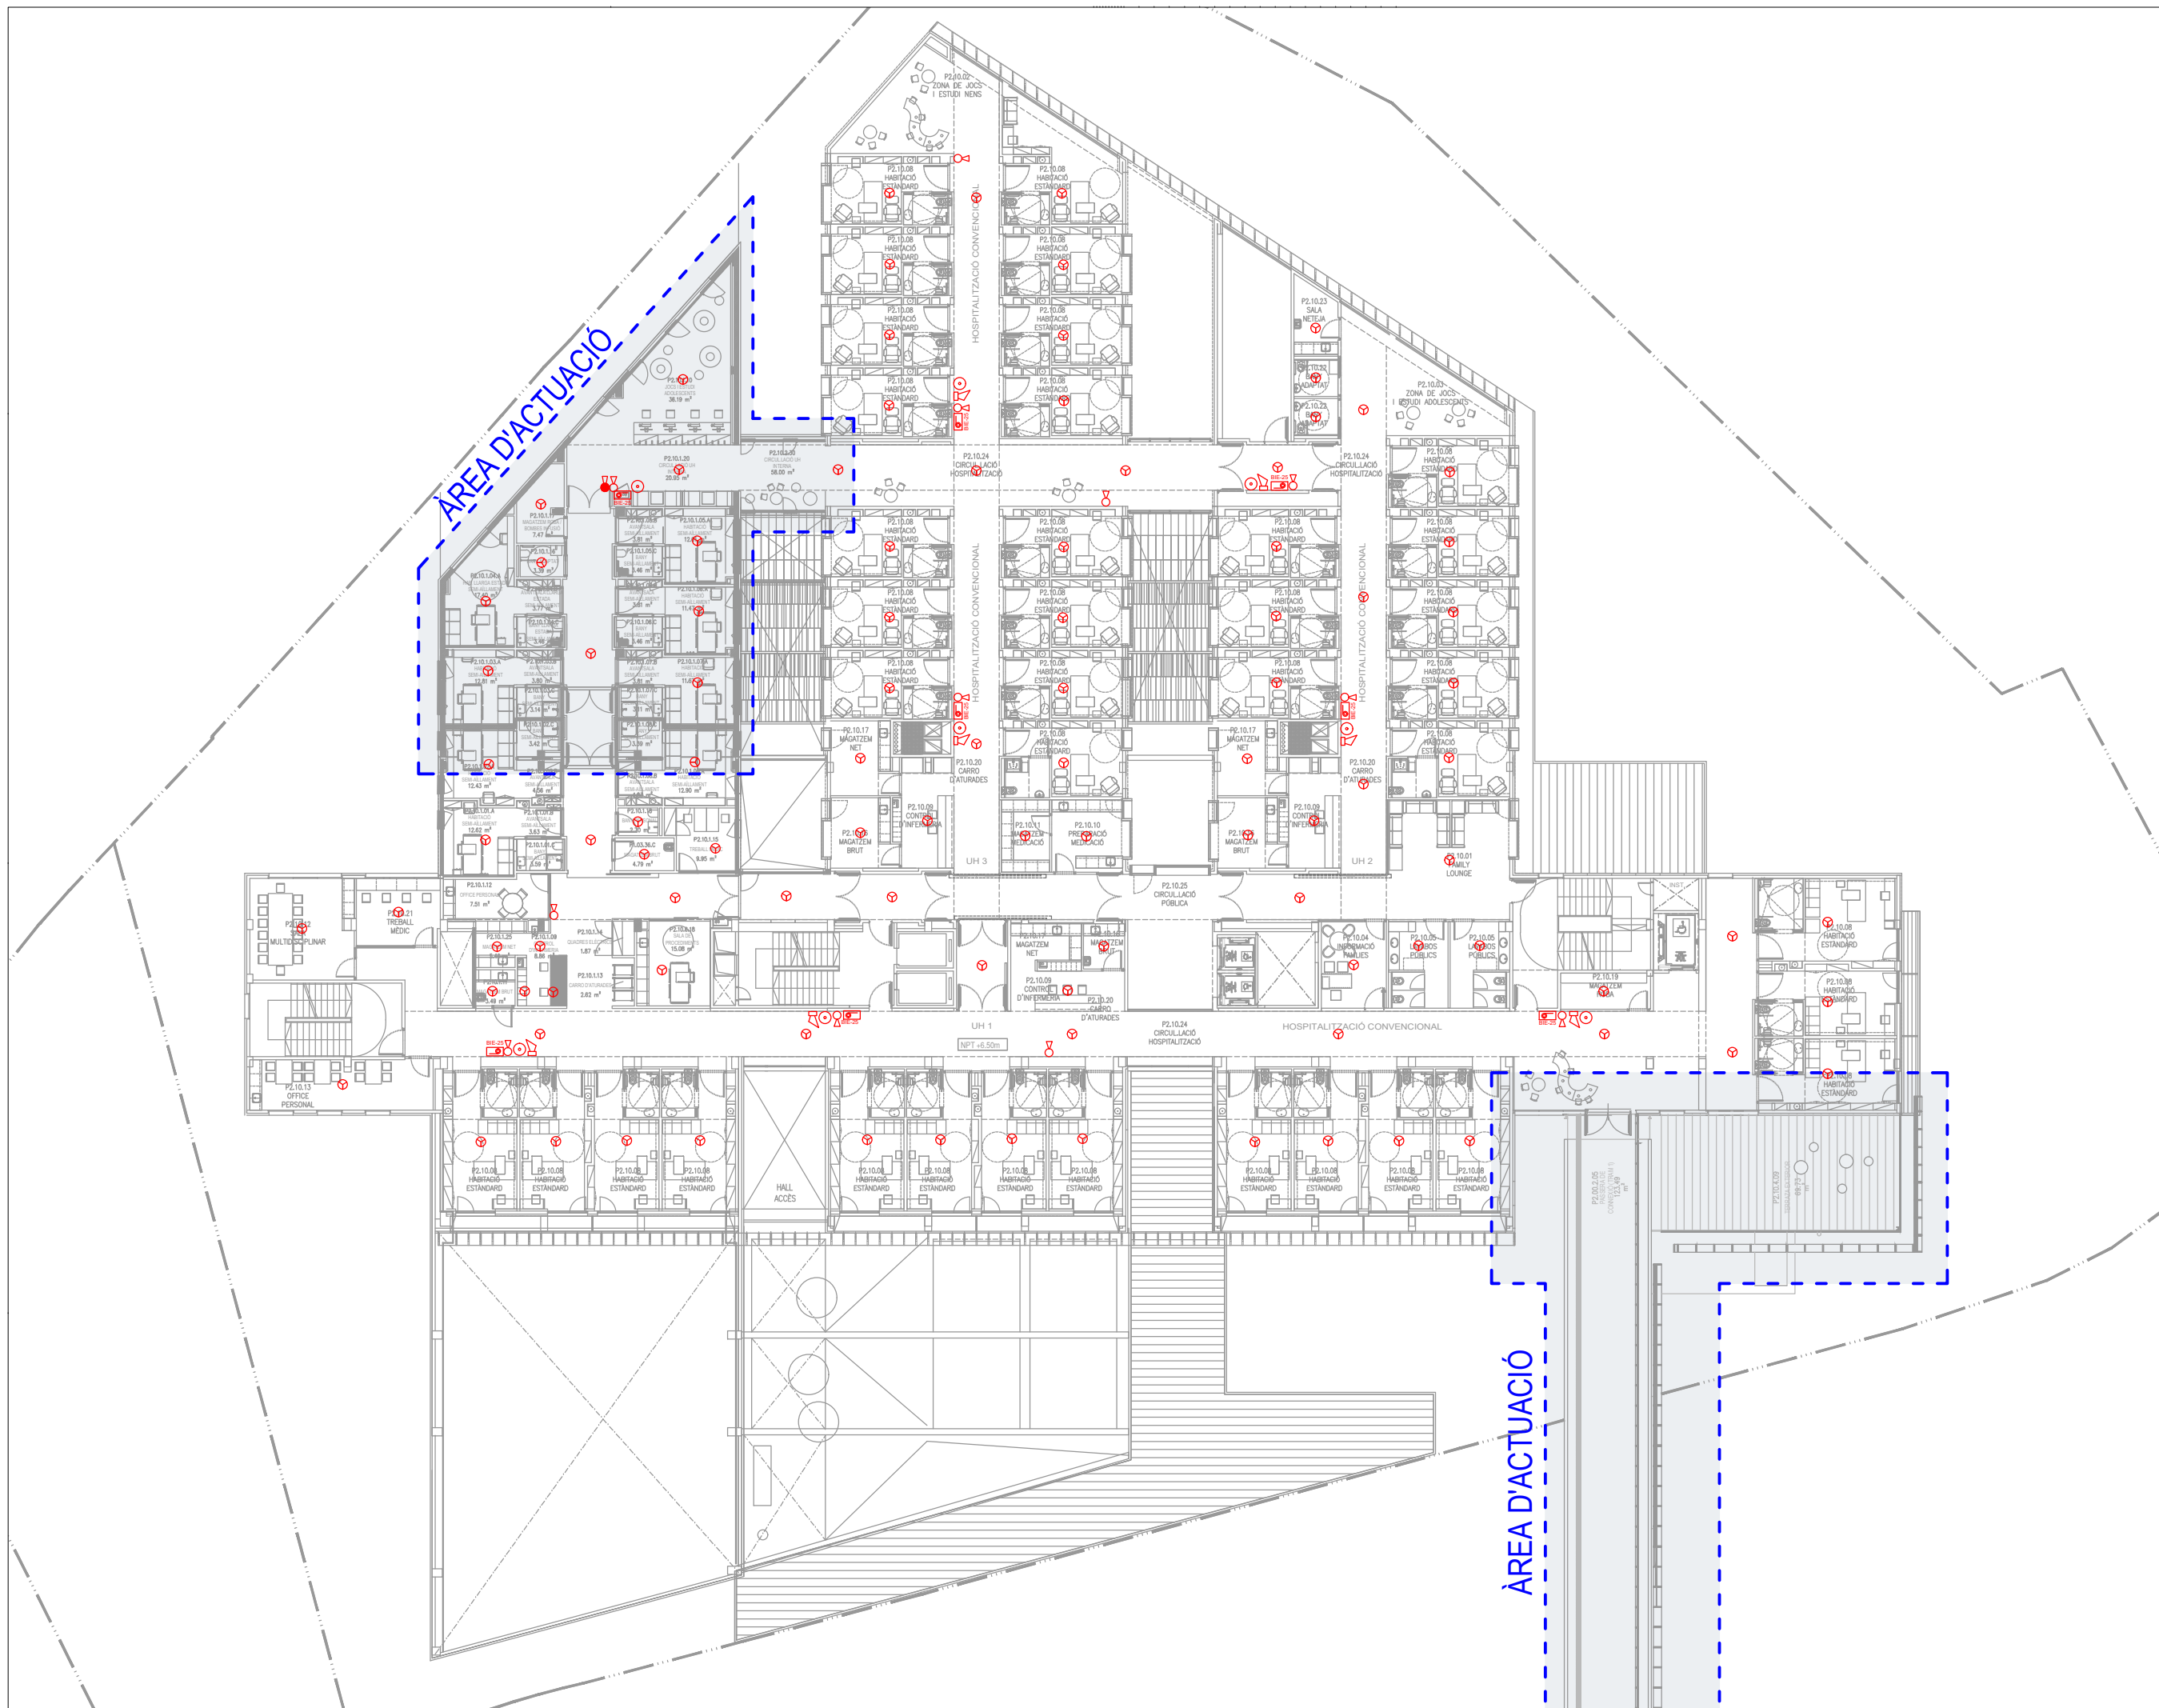

ÀREA D'ACTUACIÓ

 

ÀREA D'ACTUACIÓ

LLEGGENDA

LLEGGENDA CONTRA INCENDIS

- SIRENA
- POLÍGRAF D'ALARMA
- MÀNEGA BIE-25
- EXTINTOR
- DETECTOR D'ÒPTICA DE FUM

ÀREES D'ACTUACIÓ

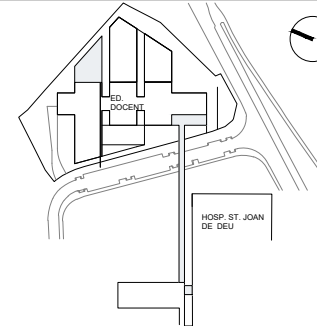

AUTOR DEL PROJECTE: **PINE ARQ**
 ENGINYERIA: **SC enginyeria**
 PINEARQ S.L.P. Albert de Pineda i Alvarez, arq.
 SC ENGINYERIA S.L. José Serra Capmany, Eng. Ind.

CLIENT: **SJD Sant Joan de Déu**
 Barcelona · Hospital


PROJECTE: PROJECTE BÀSIC (FASE 2)
 PEDIÀTRIC CANCER CENTER BARCELONA
 (ANTIC EDIFICI DOCENT)

EM | REV | DATA | DESCRIPCIÓ

TÍTOL: PLANOL
 PROTECCIÓ CONTRA INCENDIS
 INSTAL·LACIÓ CONTRA INCENDIS
 PLANTA SEGONA
 (AMPLIACIÓ)

No PROJECTE	DATA	DISCIPLINA	Nº PLANOL	EM
1491-PE	04/2021	INS	I-02.03	00

Document registrat al Col·legi Oficial d'Enginyers Industrials de Catalunya en data 04/05/2021, per José Serra Capmany (6296). Per validar la informació d'aquest document es pot accedir a: <http://e-visit.ctic.cat/verificacio> i utilitzar el codi 1812414F3B6CCDD9


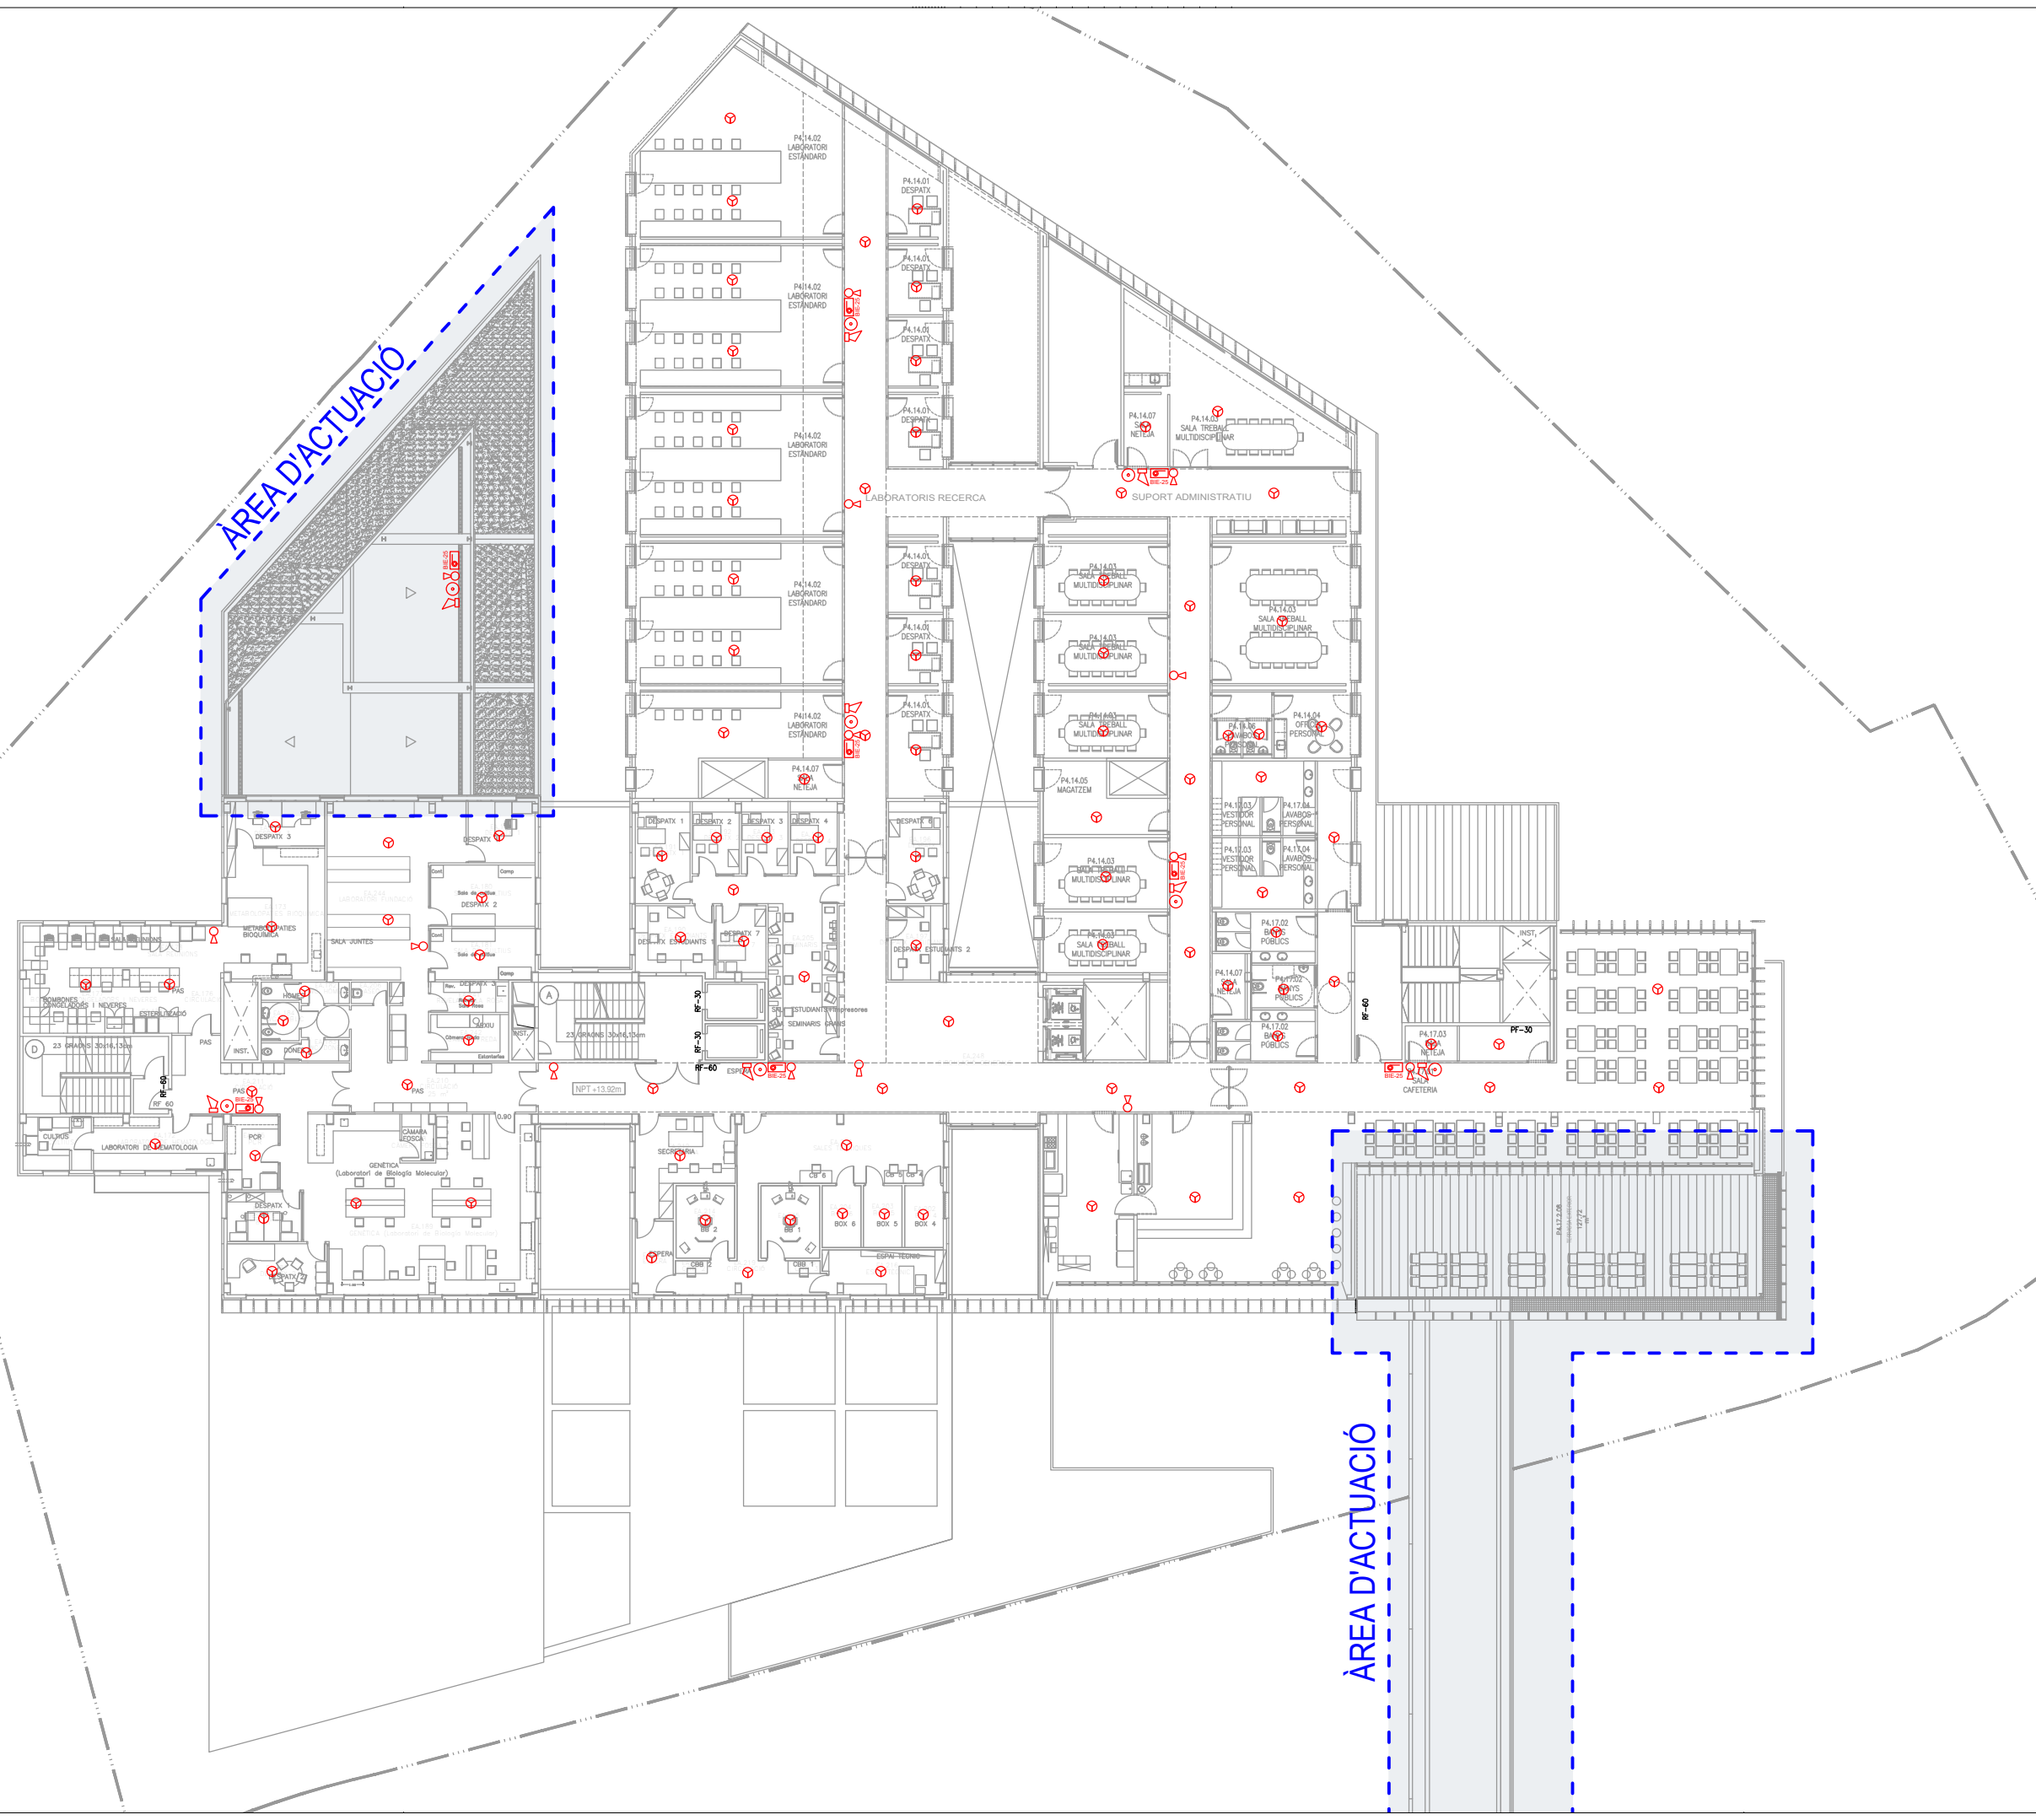


LLEGGENDA

LLEGGENDA CONTRA INCENDIS

- SIRENA
- POLÍGRAF D'ALARMA
- MÀNEGA BIE-25
- EXTINTOR
- DETECTOR D'ÒPTIC FUMS

 ÀREES D'ACTUACIÓ

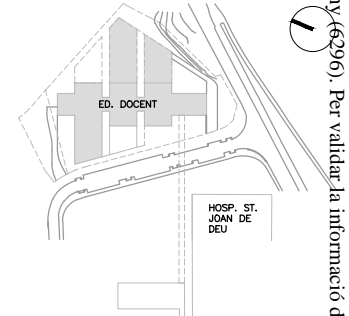

AUTOR DEL PROJECTE: ENGINYERIA
PINEARQ SC enginyeria
 PINEARO S.L.P. Albert de Pineda i Alvarez, arq. SC ENGINYERIA S.L. José Serra Capmany, Eng. Ind.
 CLIENT



SJD Sant Joan de Déu
 Barcelona · Hospital

PROJECTE: PROJECTE BÀSIC (FASE 2)
 PEDIÀTRIC CANCER CENTER BARCELONA
 (ANTIC EDIFICI DOCENT)

TÍTOL PLÀNOL: PROTECCIÓ CONTRA INCENDIS
 INSTAL·LACIÓ CONTRA INCENDIS
 PLANTA QUARTA
 (AMPLIACIÓ)

No PROJECTE	DATA	DISCIPLINA	Nº PLÀNOL	EM
1491-PE	04/2021	INS	I-02.05	00

LLEENDA

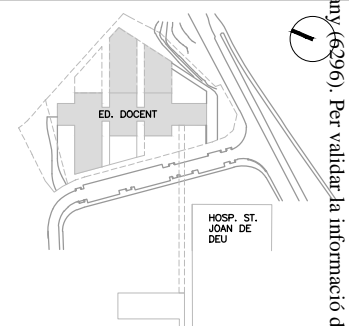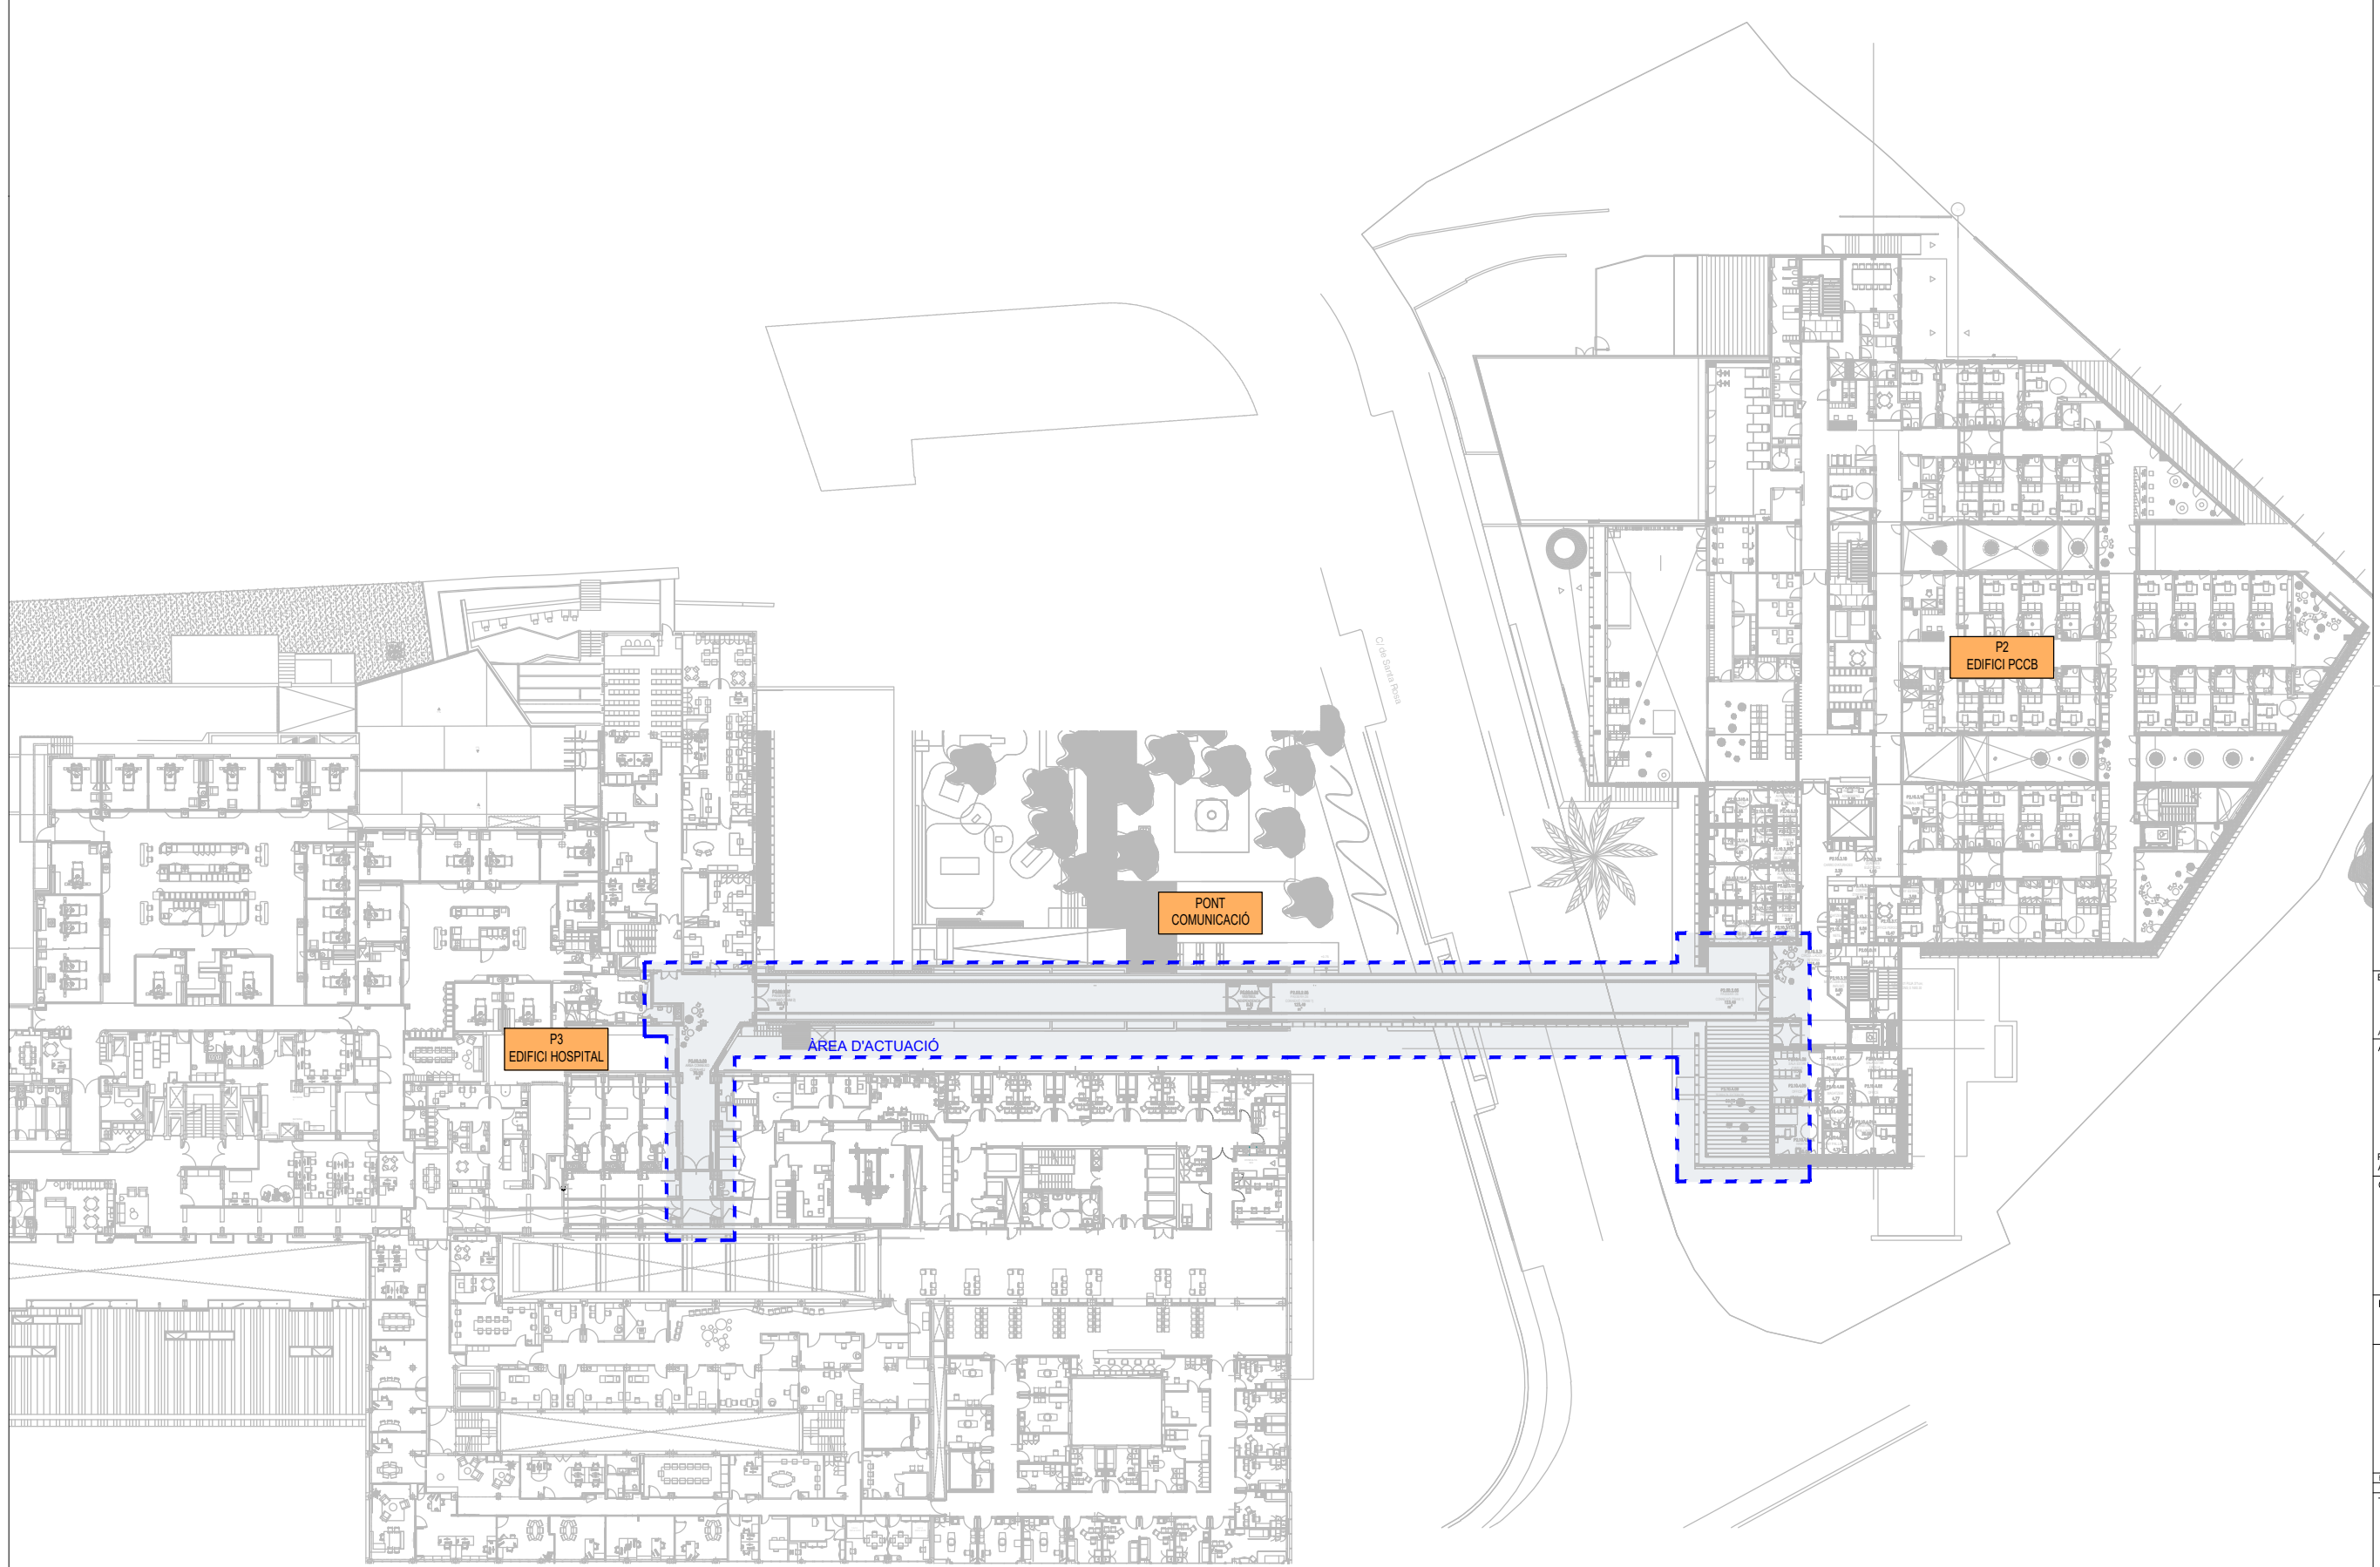

ESCALA 1:600
 0 5 10 15 20

A3 MITAT D'ESCALA
 AUTOR DEL PROJECTE ENGINYERIA



PINEARQ S.L.P. Albert de Pineda i Alvarez, arq.
 SC ENGINYERIA S.L. José Serra Capmany, Eng. Ind.




CLIENT



PROJECTE PROJECTE BÀSIC (FASE 2)
 PEDIÀTRIC CANCER CENTER BARCELONA
 (ANTIC EDIFICI DOCENT)

EM	REV	DATA	DESCRIPCIÓ
TITOL PLANOL			
PONT COMUNICACIÓ			
PLANOL GENERAL DELS EDIFICIS			

No PROJECTE	DATA	DISCIPLINA	Nº PLANOL	EM
1491-PE	04/2021	INS	I-03.01	00

 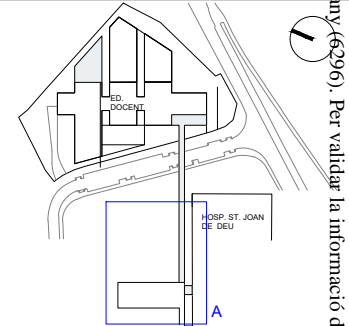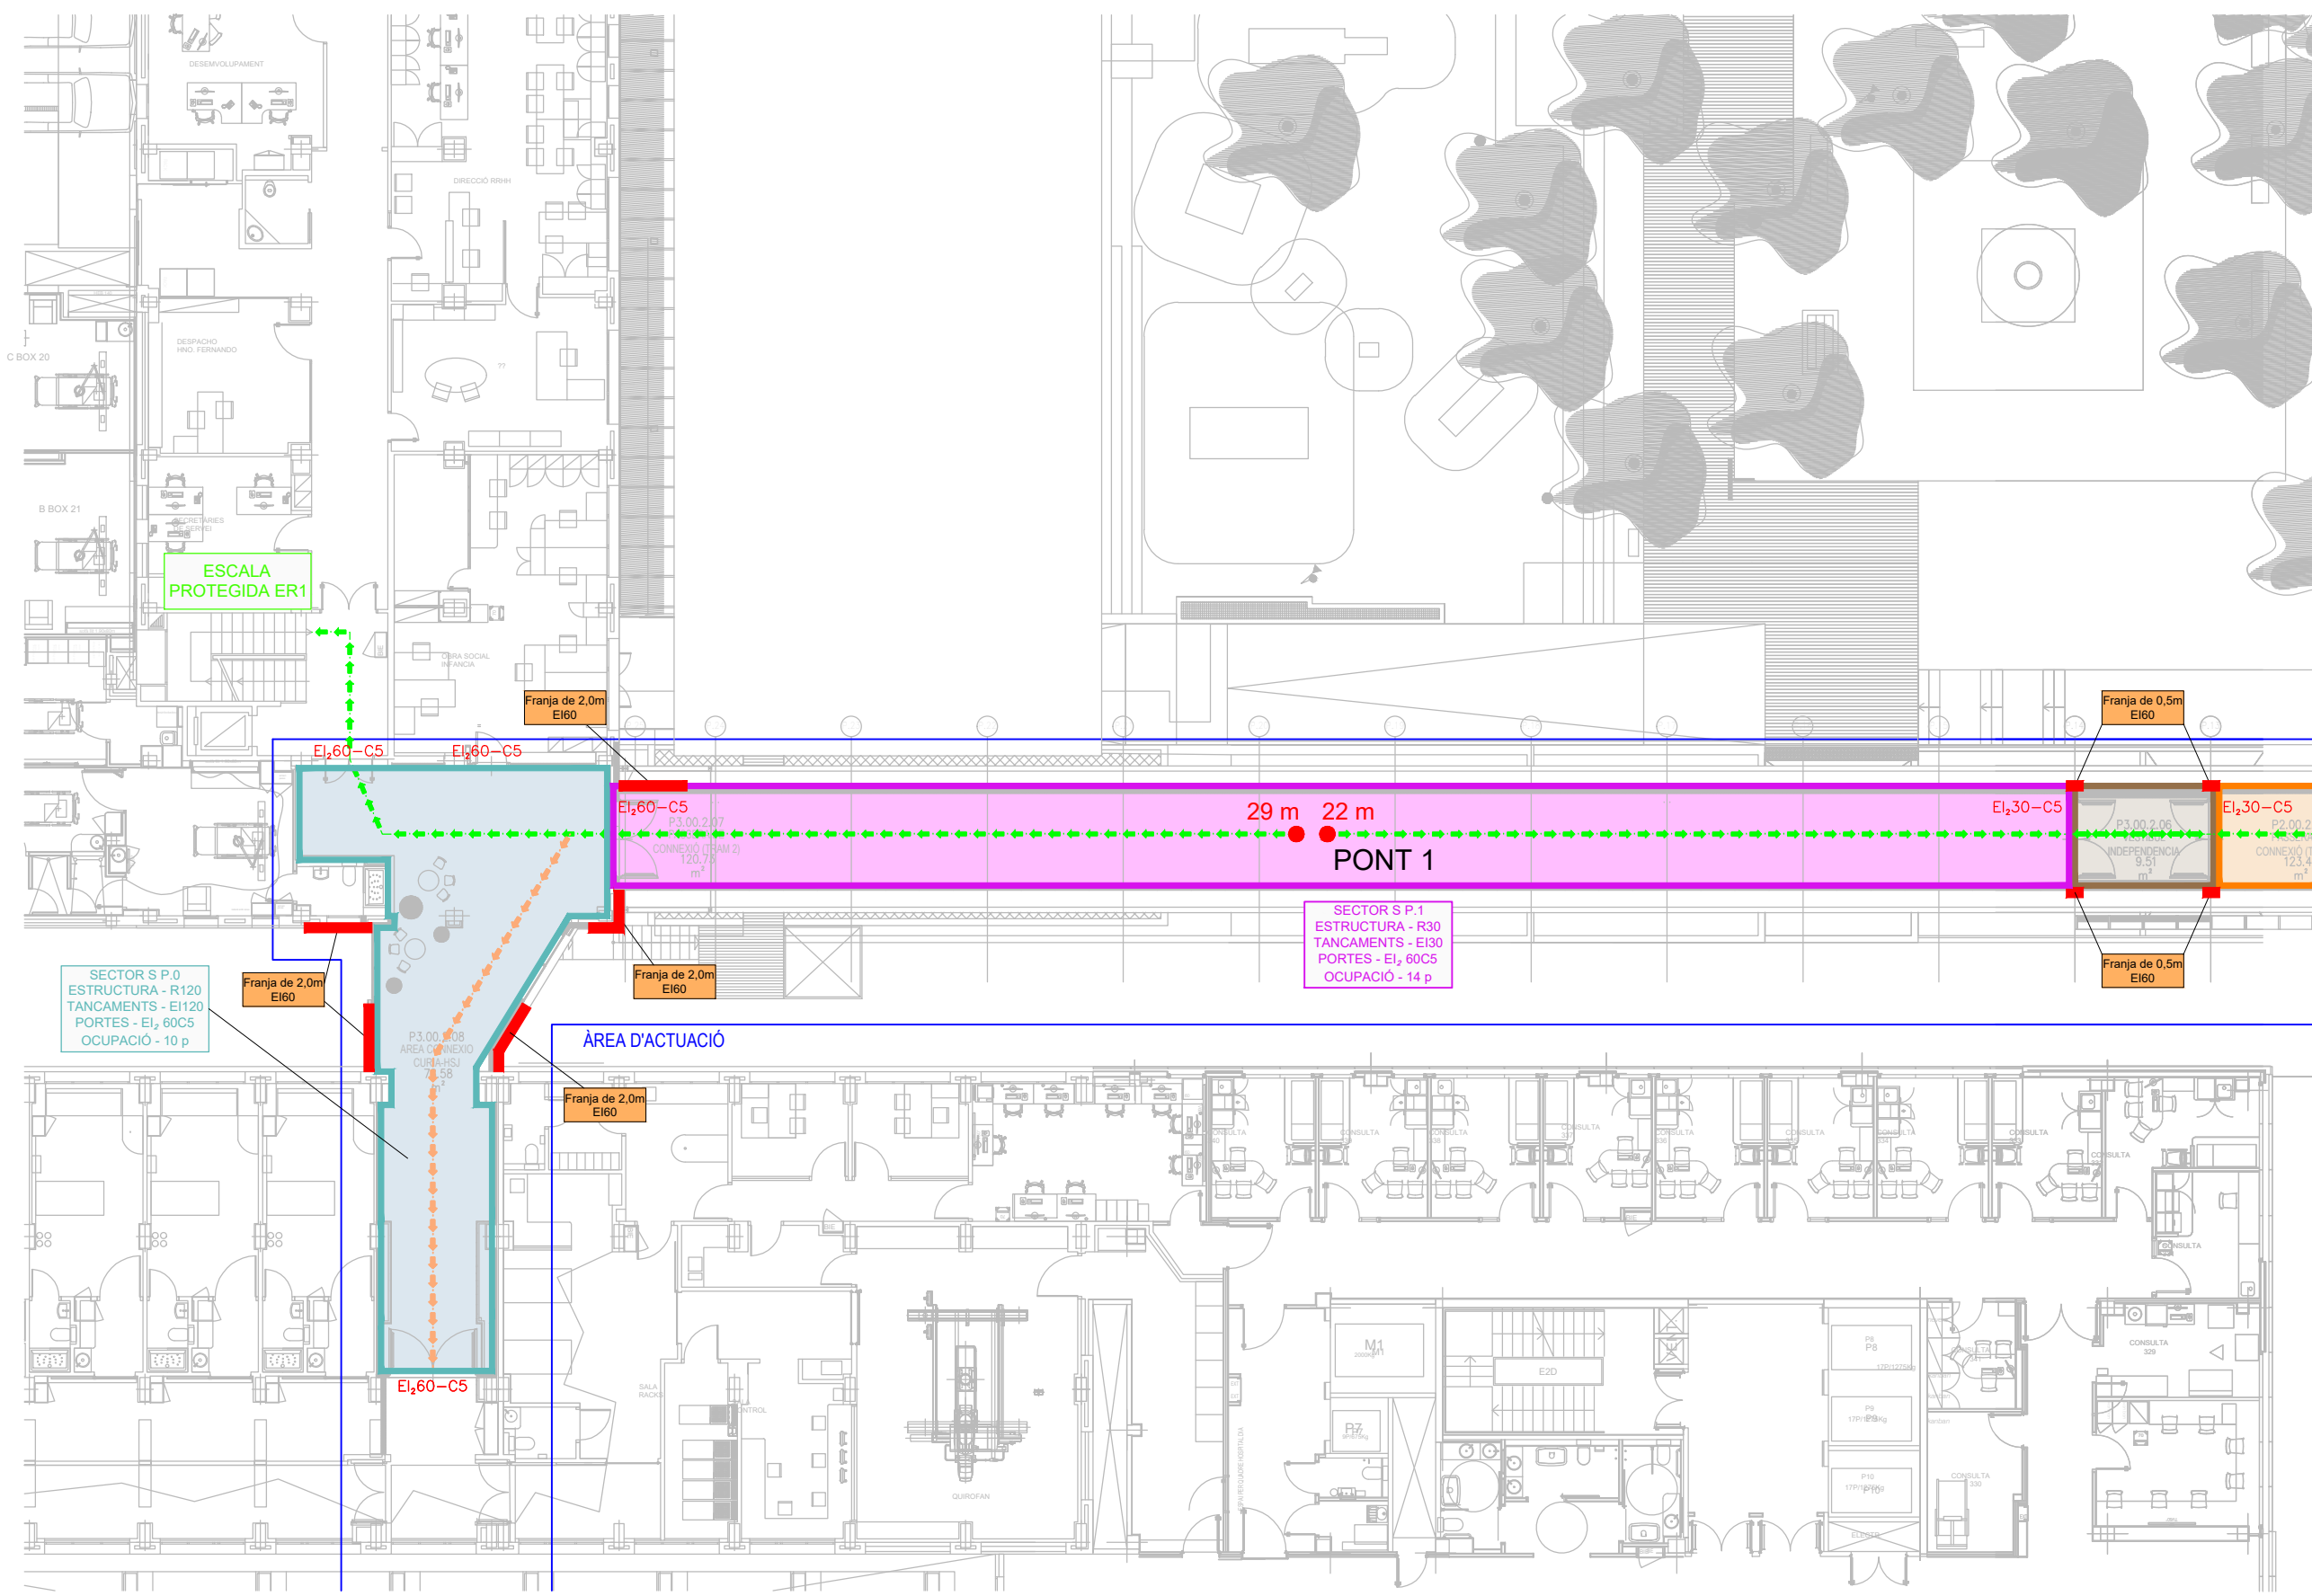

AUTOR DEL PROJECTE: ENGINYERIA



PINEARO S.L.P. Albert de Pineda i Alvarez, arq.
SC ENGINYERIA S.L. José Serra Capmany, Eng. Ind.


CLIENT: SJD Sant Joan de Déu Barcelona · Hospital

PROJECTE: PROJECTE BÀSIC (FASE 2) PEDIÀTRIC CANCER CENTER BARCELONA (ANTIC EDIFICI DOCENT)

EM | REV | DATA | DESCRIPCIÓ


TÍTOL: PLANOL
PROTECCIÓ CONTRAINCENDIS
SECTORITZACIÓ I VIES D'EVACUACIÓ
PONT ZONA A

No PROJECTE	DATA	DISCIPLINA	Nº PLANOL	EM
1491-PE	04/2021	INS	I-04.01	00

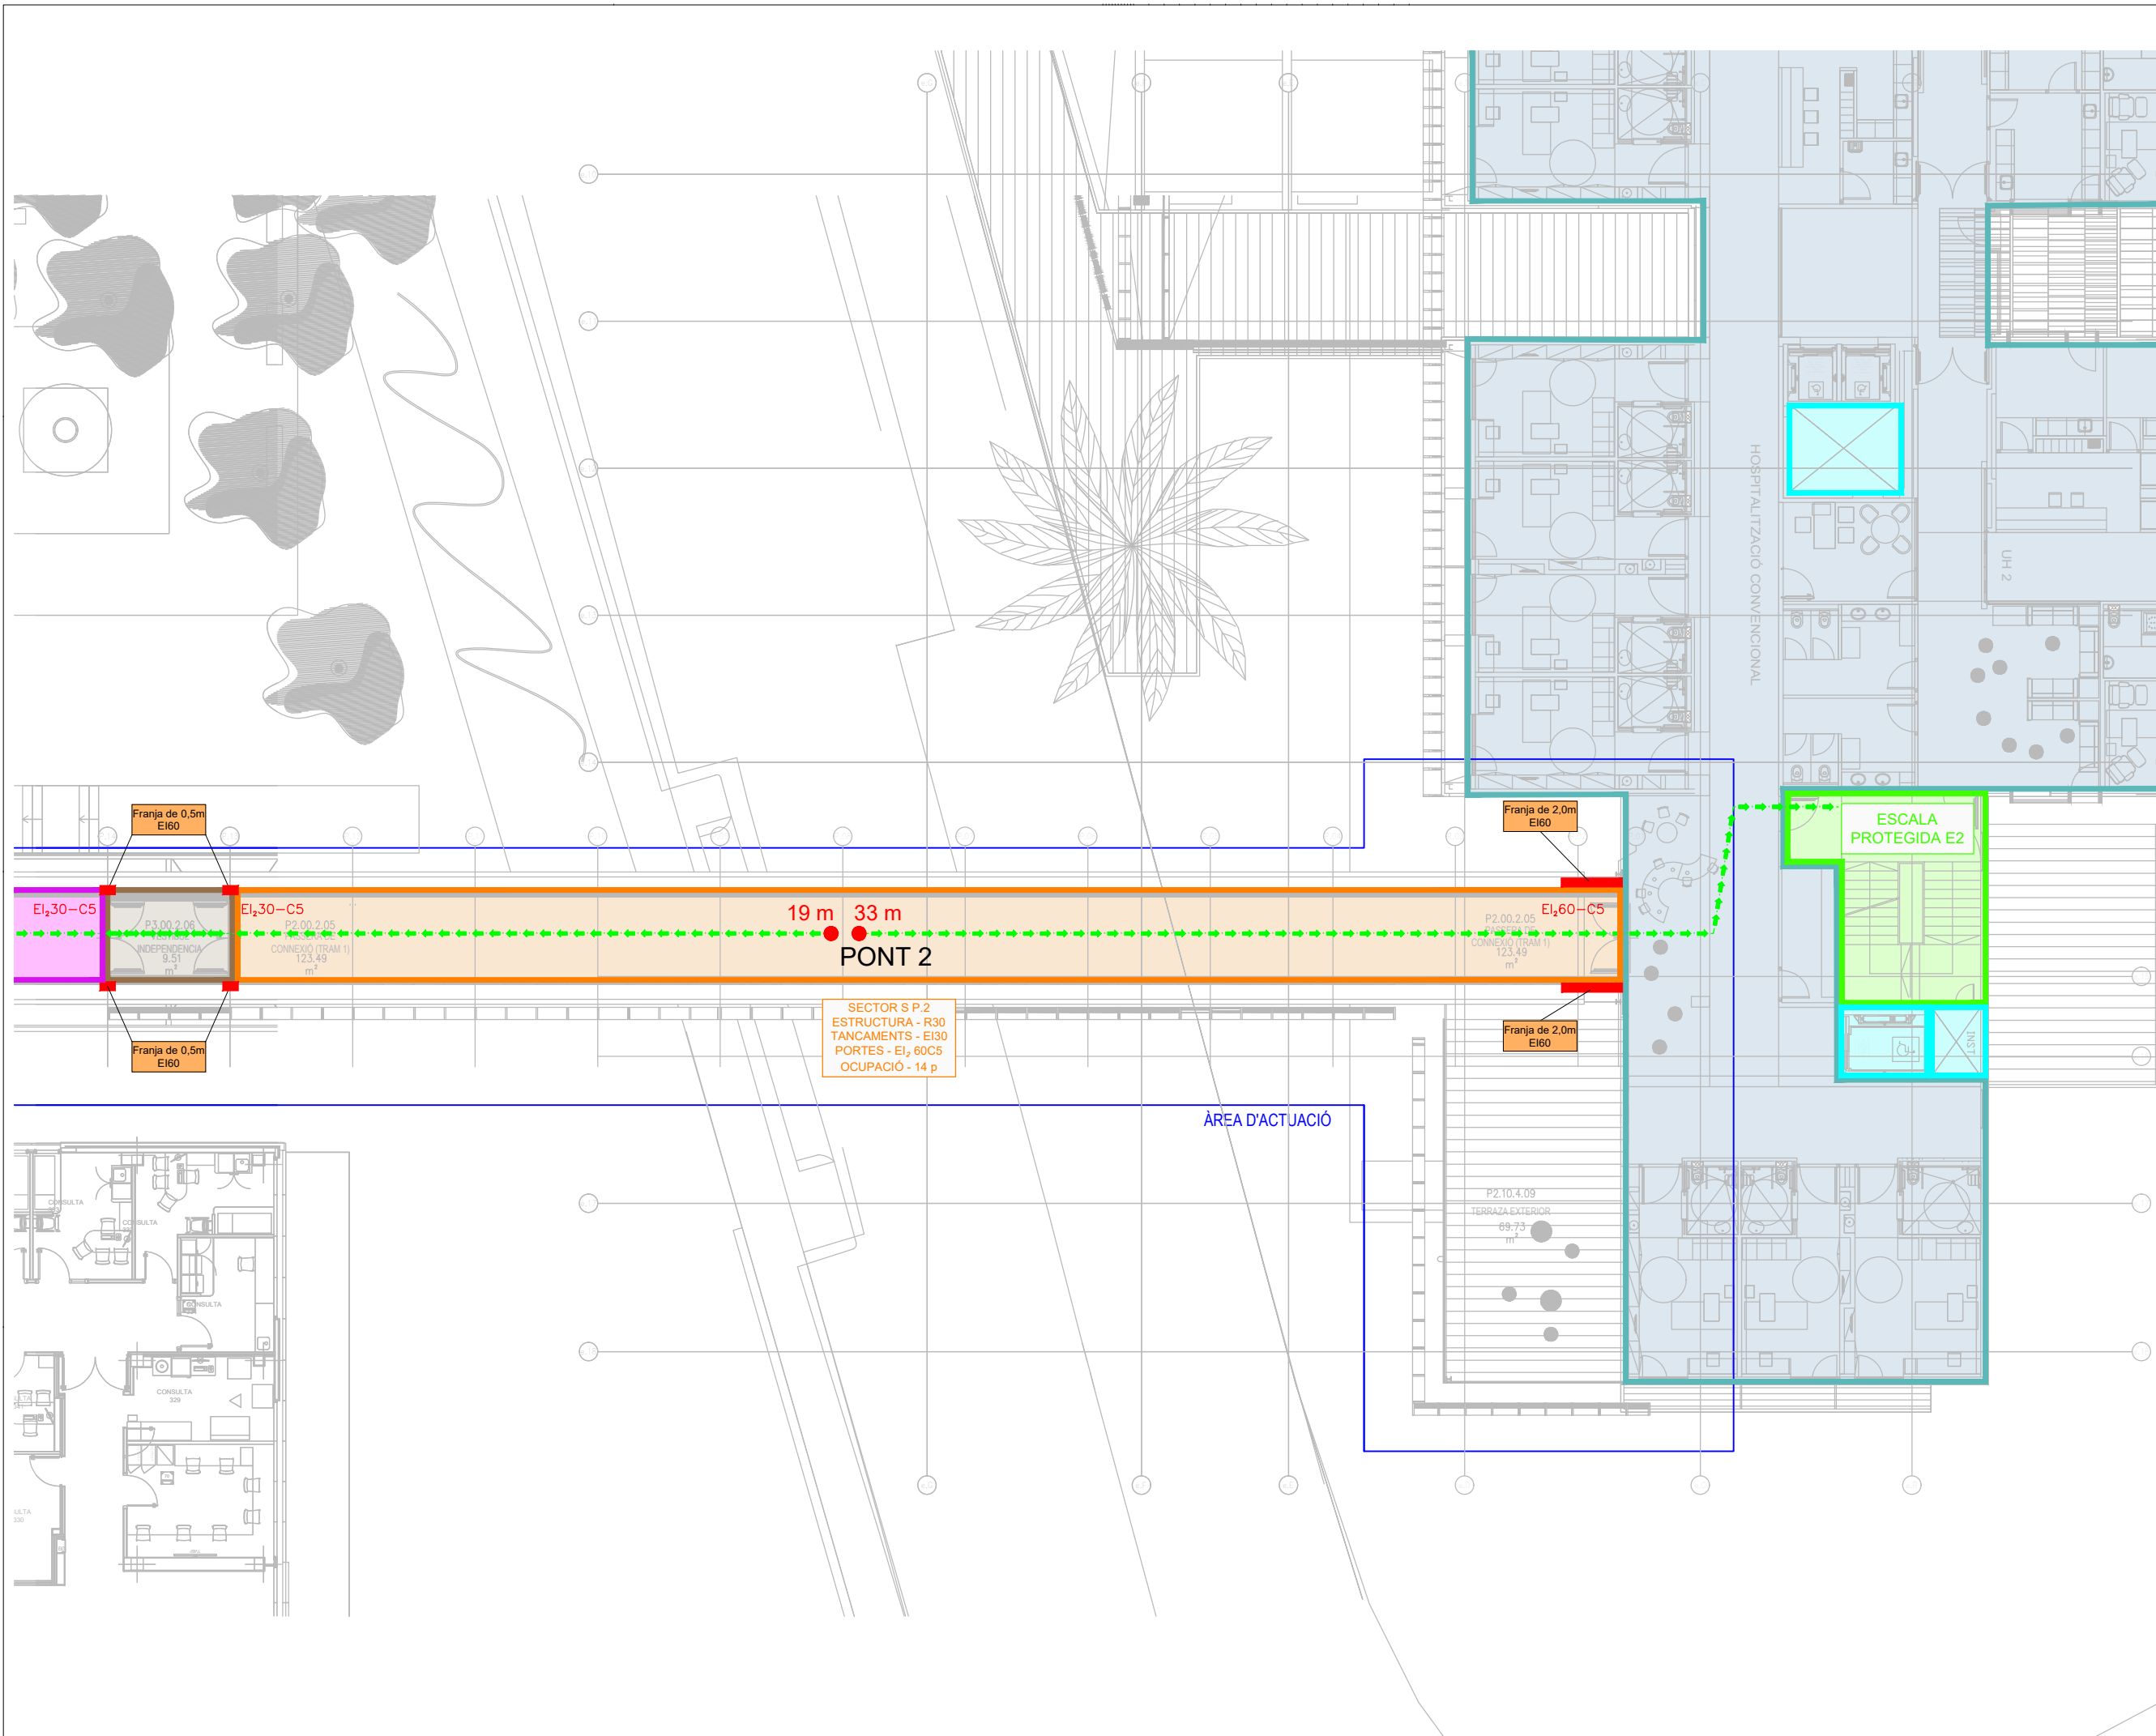

LLEENDA

Document registrat al Col·legi Oficial d'Enginyers Industrials de Catalunya en data 04/05/2021, per José Serra Capmany (6296). Per validar la informació d'aquest document es pot accedir a: <http://e-visit.ctic.cat/verificacio> i utilitzar el codi 1812414F3B6CCCD9

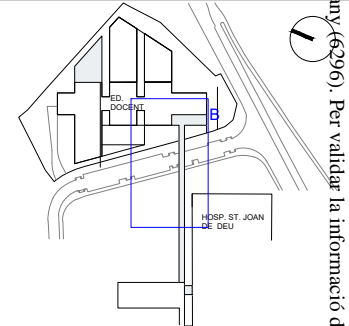

ESCALA 1:200
 A3 MITJAT D'ESCALA

AUTOR DEL PROJECTE: PINEARQ
 ENGINYERIA: SC enginyeria


PINEARQ S.L.P. Albert de Pineda i Alvarez, arq.
 CLIENT: SC ENGINYERIA S.L. José Serra Capmany, Eng.Ind.

PROJECTE: PROJECTE BÀSIC (FASE 2) PEDIÀTRIC CANCER CENTER BARCELONA (ANTIC EDIFICI DOCENT)

EM	REV	DATA	DESCRIPCIÓ



TÍTOL: PLANOL
 PROTECCIÓ CONTRAINCENDIS
 SECTORITZACIÓ I VIES D'EVACUACIÓ
 PONT ZONA B

No PROJECTE	DATA	DISCIPLINA	Nº PLANOL	EM
1491-PE	04/2021	INS	I-04.02	00

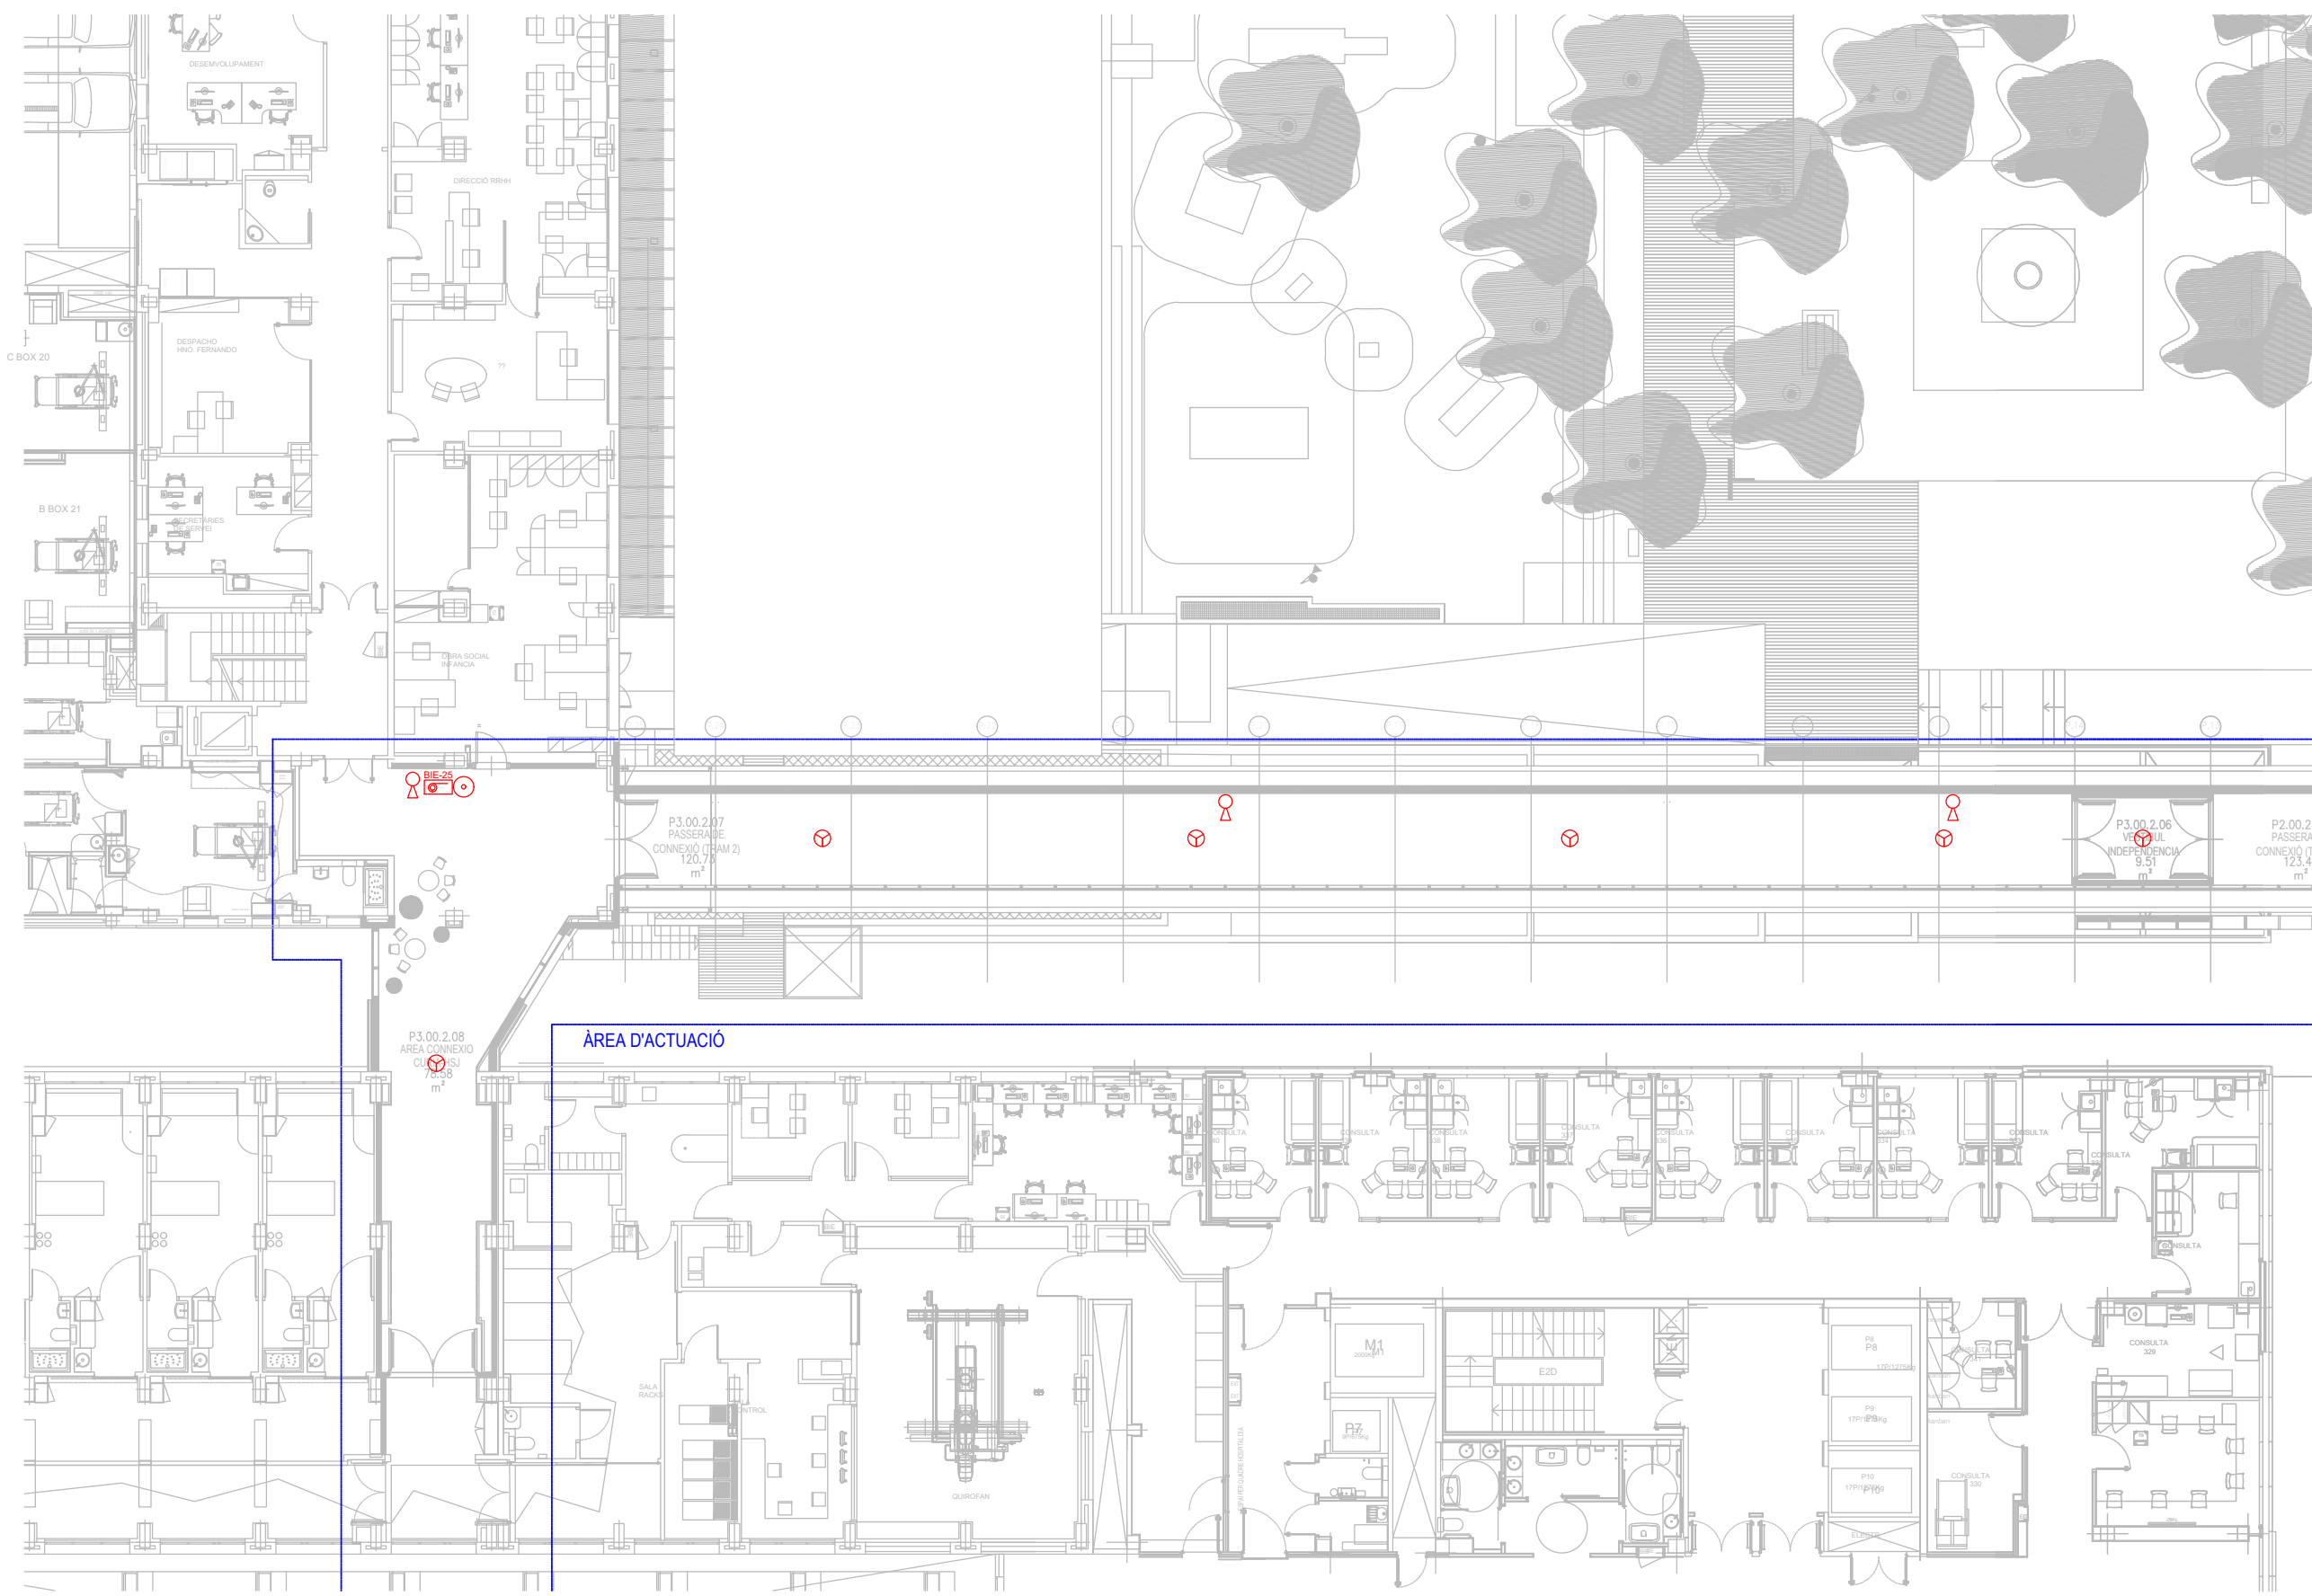

LLEGGENDA

 Document registrat al Col·legi Oficial d'Enginyers Industrials de Catalunya en data 04/05/2021, per José Serra Capmany (6296). Per validar la informació d'aquest document es pot accedir a www.collegienginyersindustrial.cat / e-visat etc cat/verificacio i utilitzar el codi 1812414F3B6CCDD9

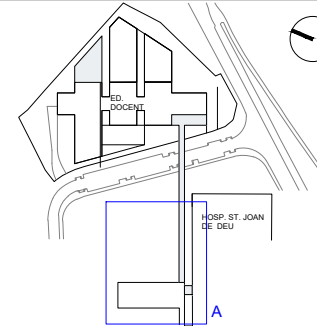

AUTOR DEL PROJECTE ENGINYERIA



PINEARO S.L.P. Albert de Pineda i Alvarez, arq. CLIENT
SC ENGINYERIA S.L. José Serra Capmany, Eng. Ind.




PROJECTE PROJECTE BÀSIC (FASE 2) PEDIÀTRIC CANCER CENTER BARCELONA (ANTIC EDIFICI DOCENT)

EM	REV	DATA	DESCRIPCIÓ

TÍTOL PLANOL
PROTECCIÓ CONTRAINCENDIS MEDIS CONTRA INCENDIS PONT ZONA A

No PROJECTE	DATA	DISCIPLINA	Nº PLANOL	EM
1491-PE	04/2021	INS	I-05.01	00

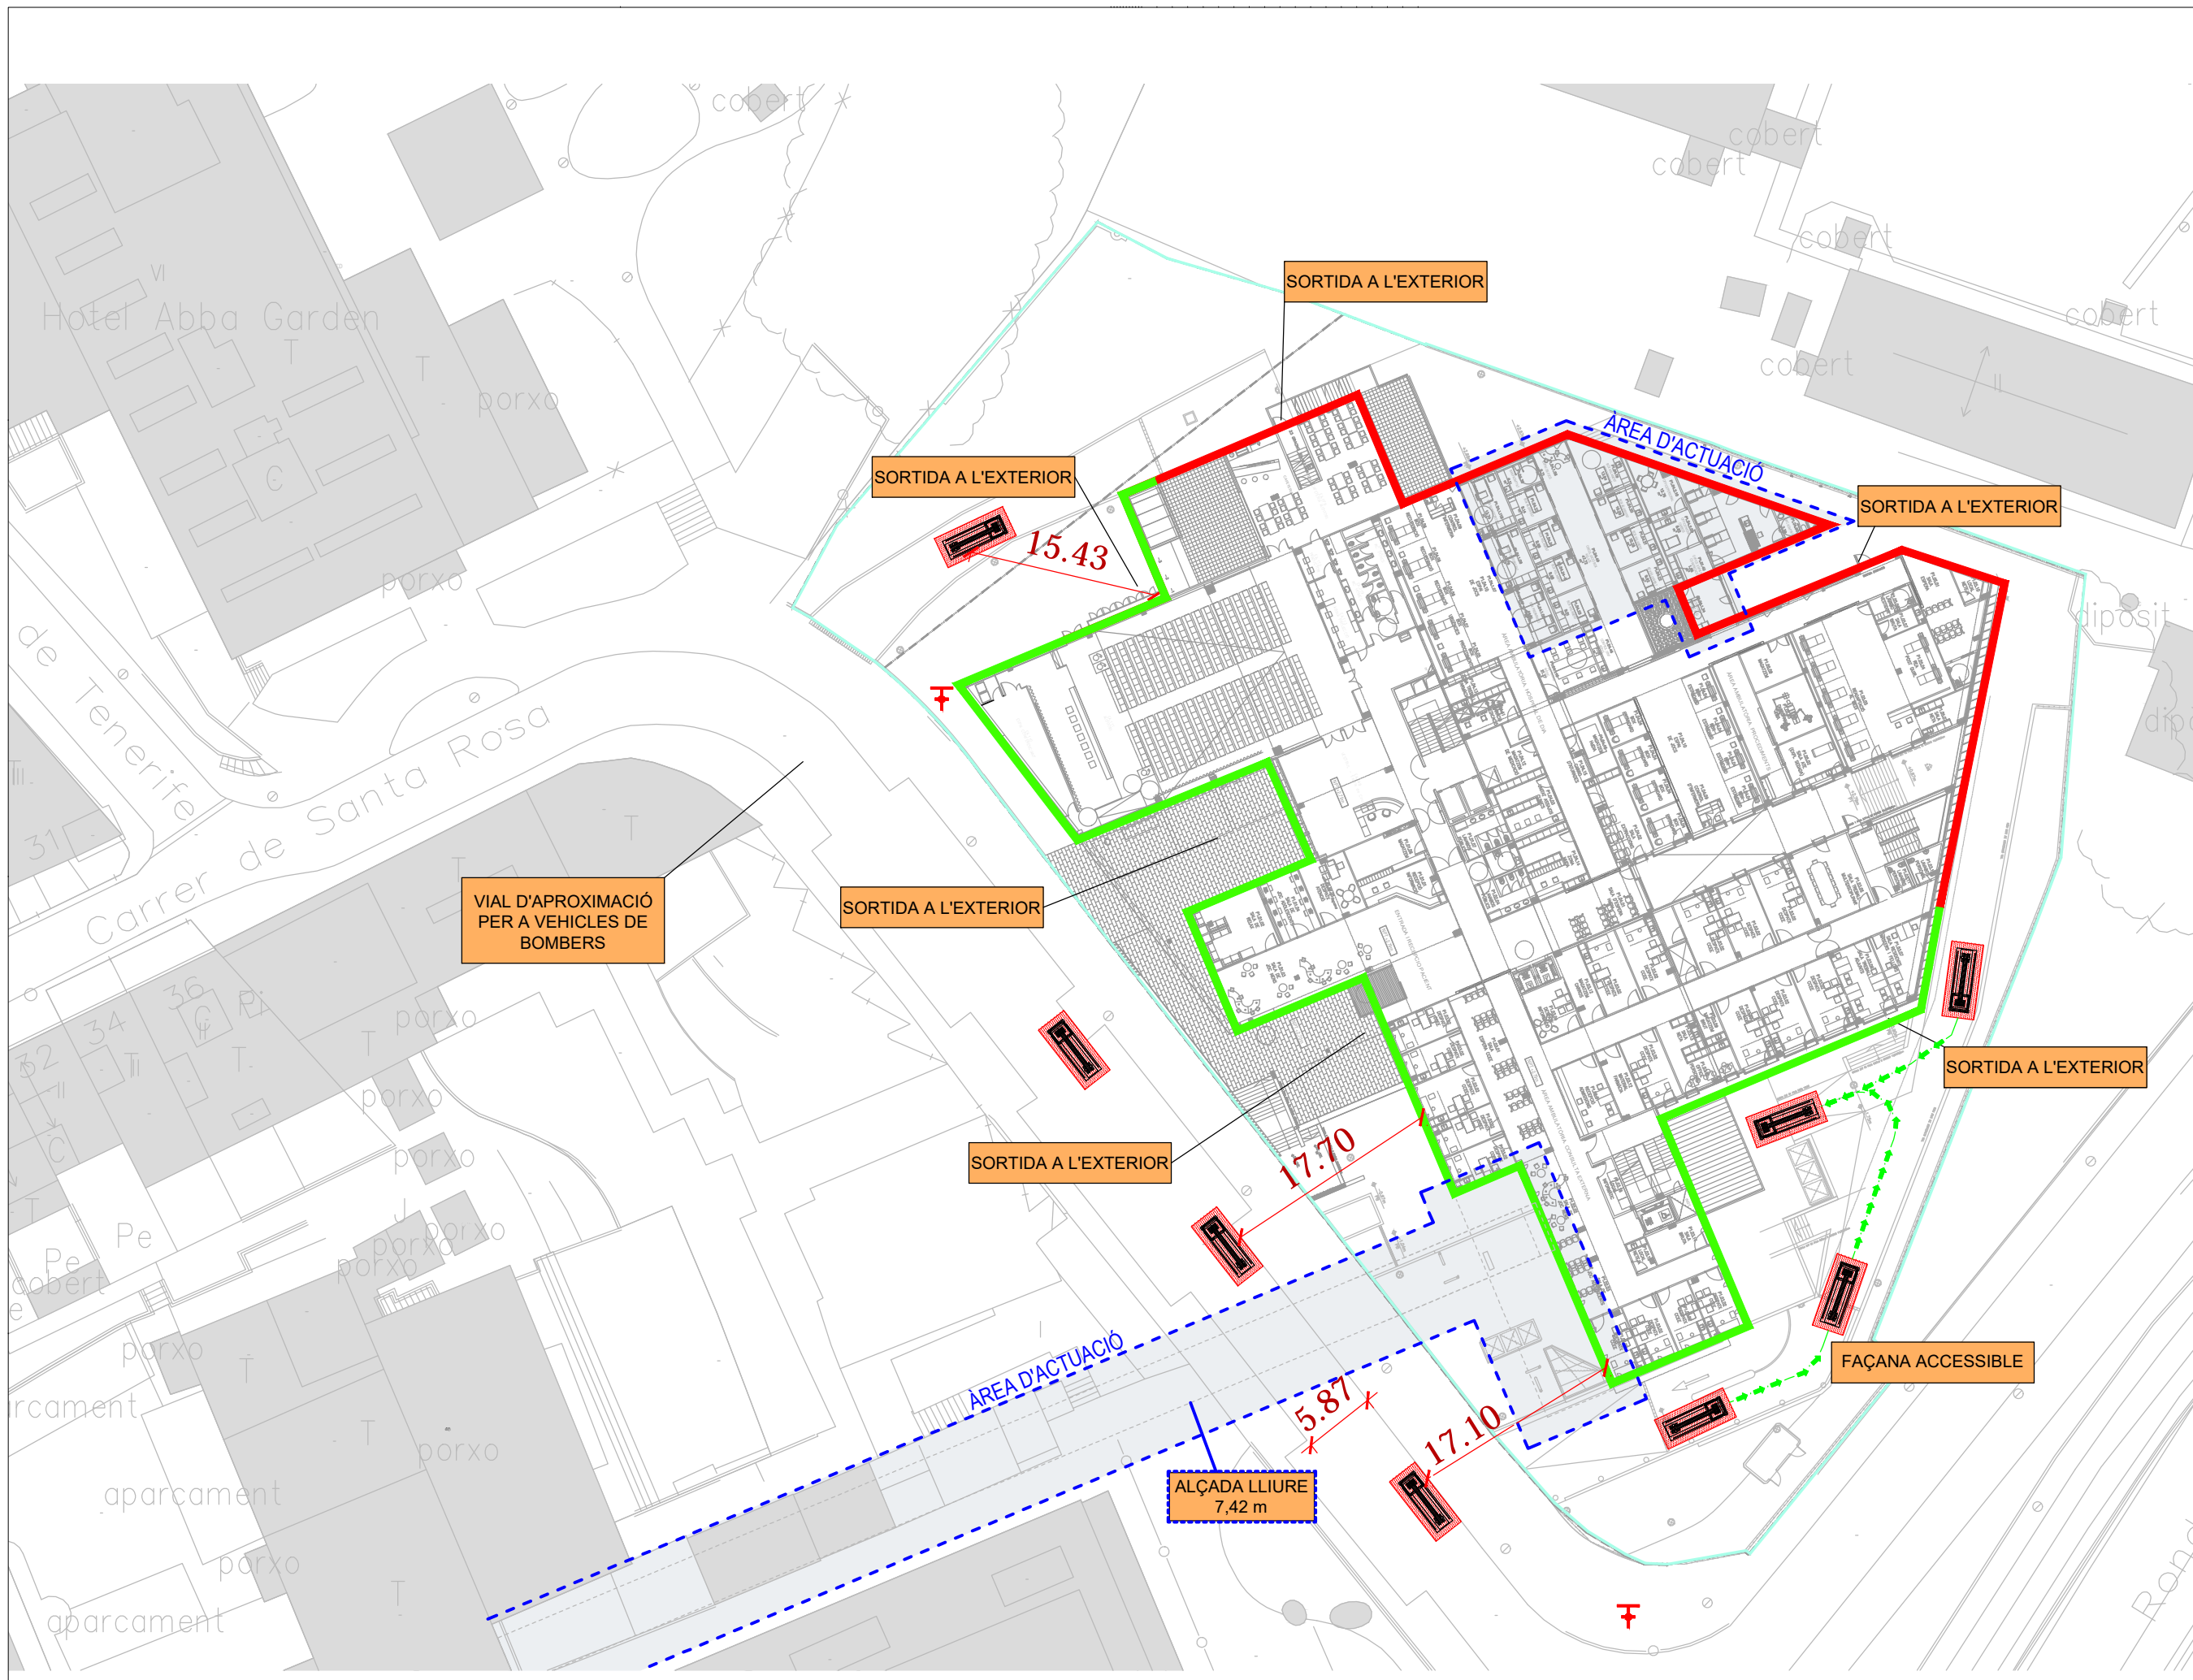

LLEENDA

- HIDRANT
- FAÇANA ACCESIBLE
- FAÇANA NO ACCESIBLE

ÀREES D'ACTUACIÓ

1:500
A3 MITJAT D'ESCALA

AUTOR DEL PROJECTE: ENGINYERIA

PINEARQ **SC enginyeria**

PINEARO S.L.P. Albert de Pineda i Alvarez, arq. SC ENGINYERIA S.L. José Serra Capmany, Eng. Ind.

CLIENT: **SJD Sant Joan de Déu** Barcelona · Hospital

PROJECTE: PROJECTE BÀSIC (FASE 2) PEDIÀTRIC CANCER CENTER BARCELONA (ANTIC EDIFICI DOCENT)

EM	REV	DATA	DISCIPLINA	Nº PLÀNOL	EM
1491-PE		04/2021	INS	I-06.01	00

TÍTOL PLÀNOL: PROTECCIÓ CONTRA INCENDIS FCCB - ACCESIBILITAT BOMBERS (AMPLIACIÓ)

Document registrat al Col·legi Oficial d'Enginyers Industrials de Catalunya en data 04/05/2021, per José Serra Capmany (6296). Per validar la informació d'aquest document es pot accedir a: <http://www.collegienginyersindustrial.cat/verificacio> i utilitzar el codi 1812414F3B6CCCD9